
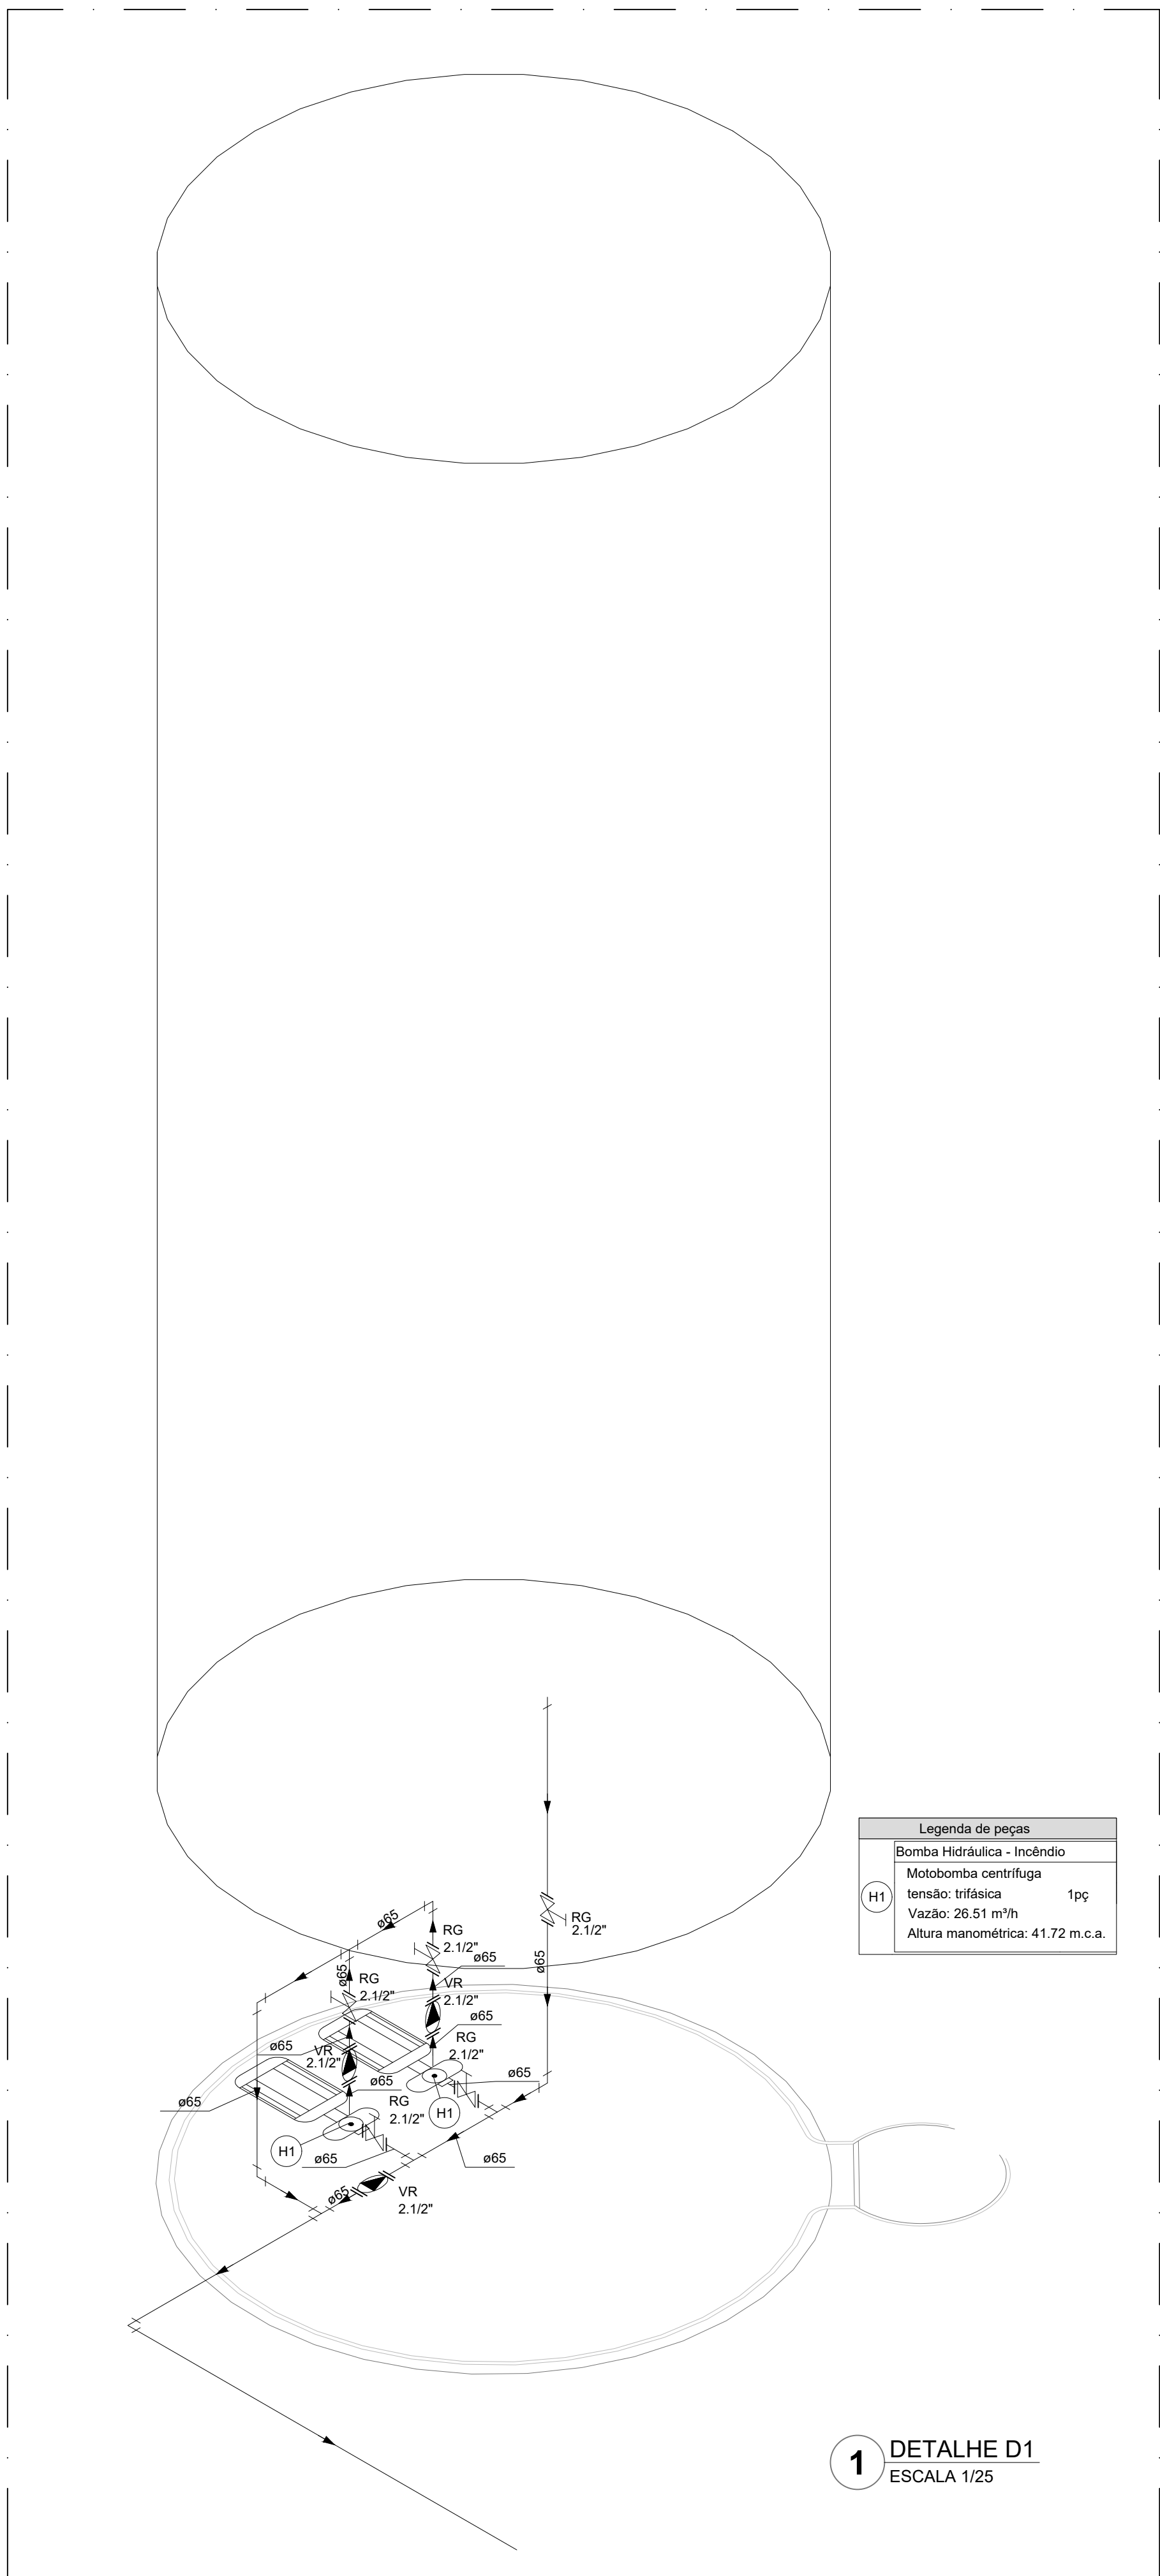
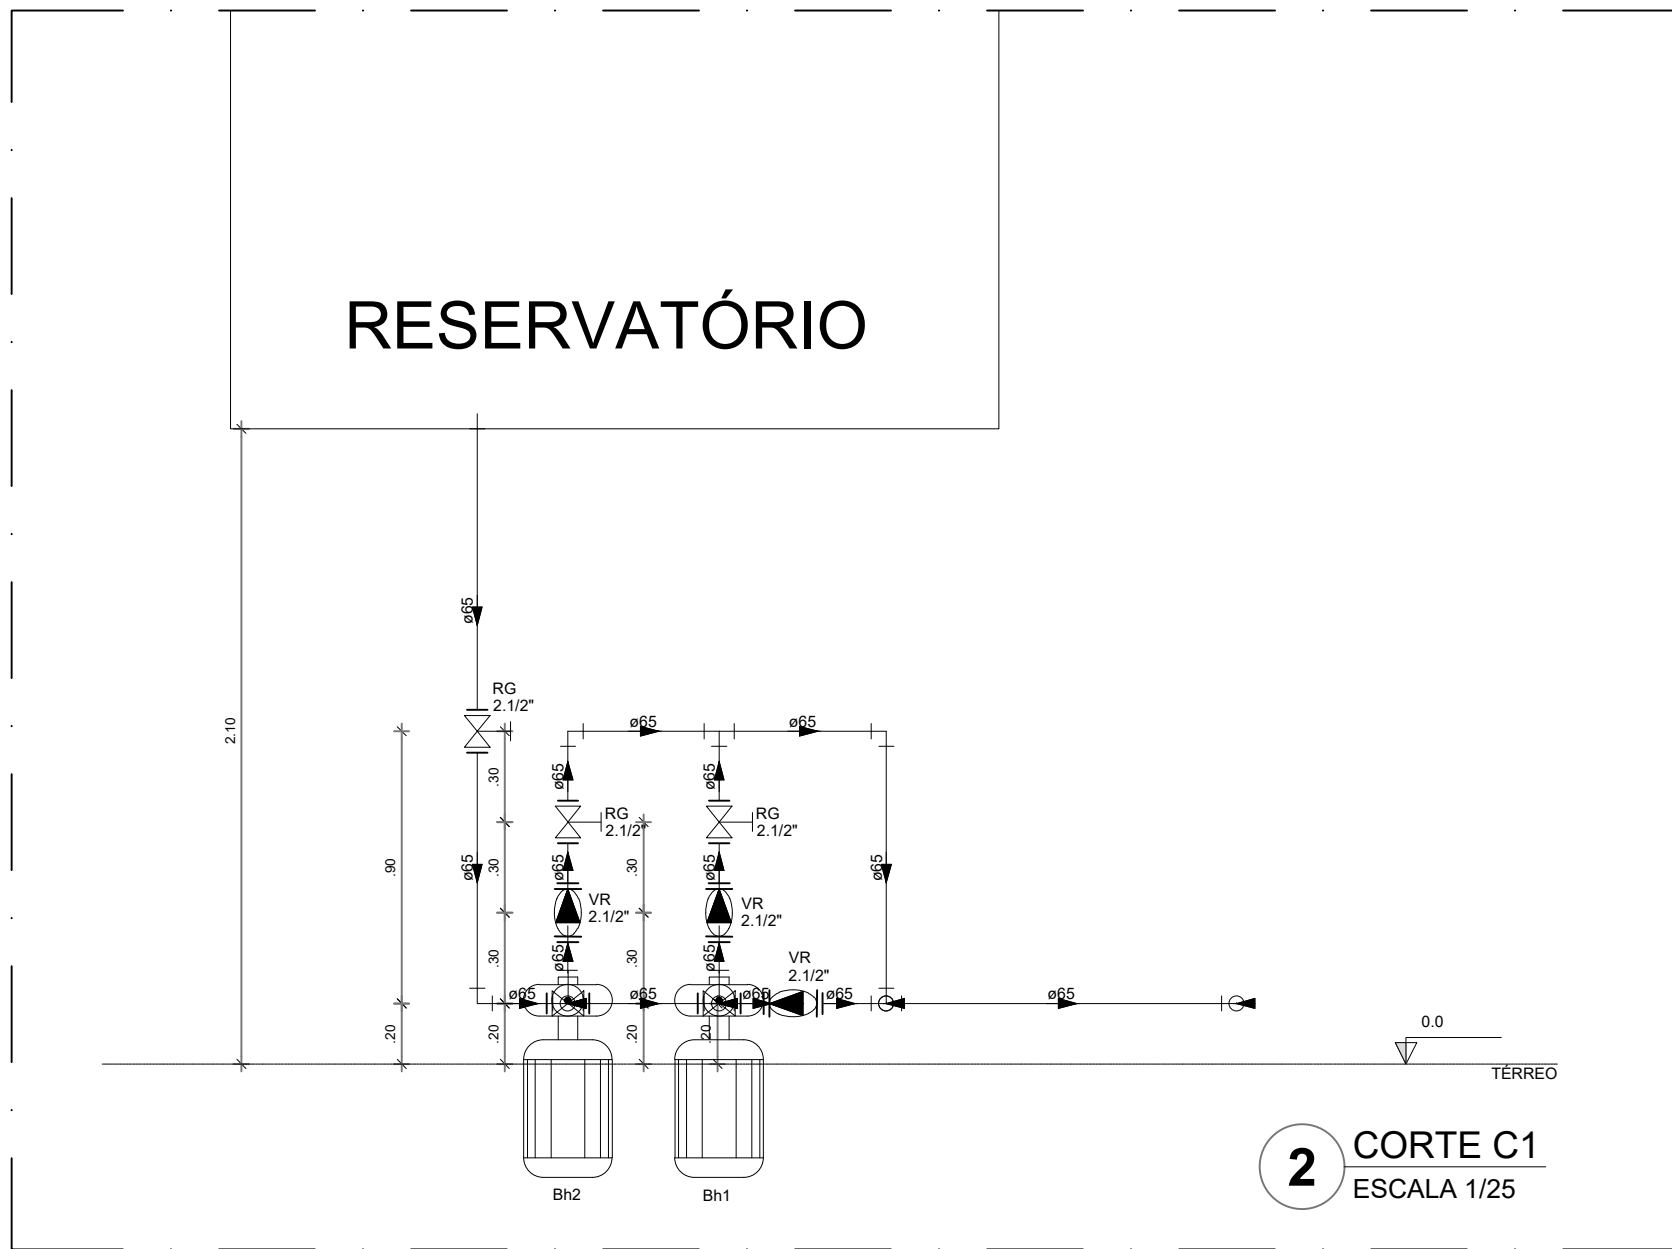
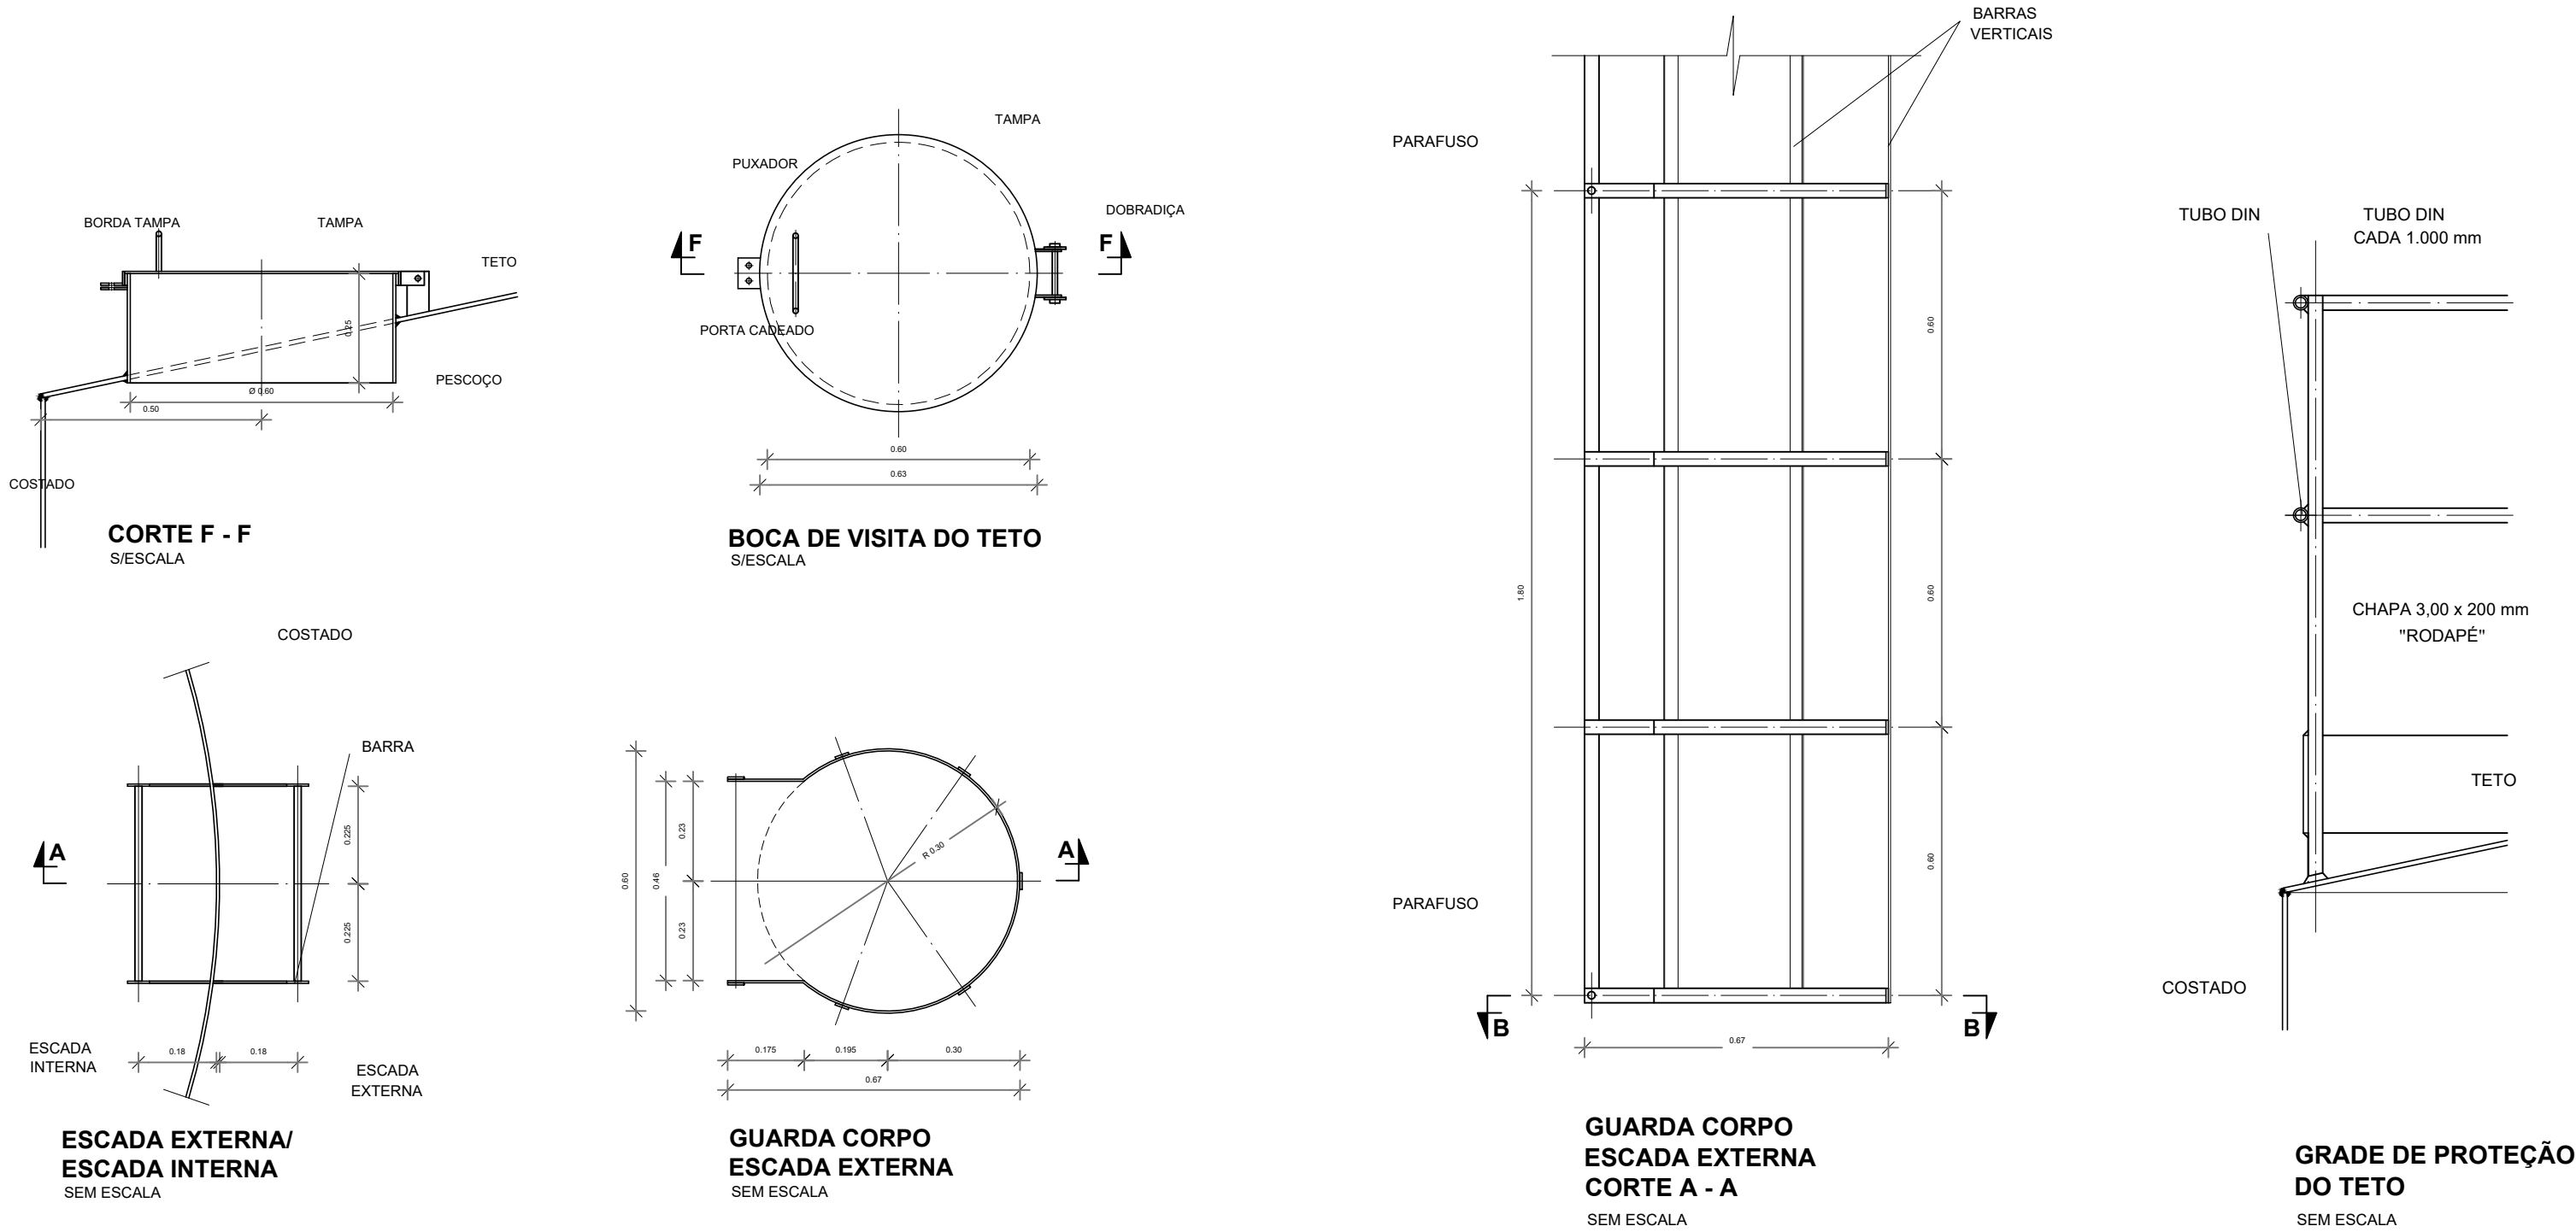


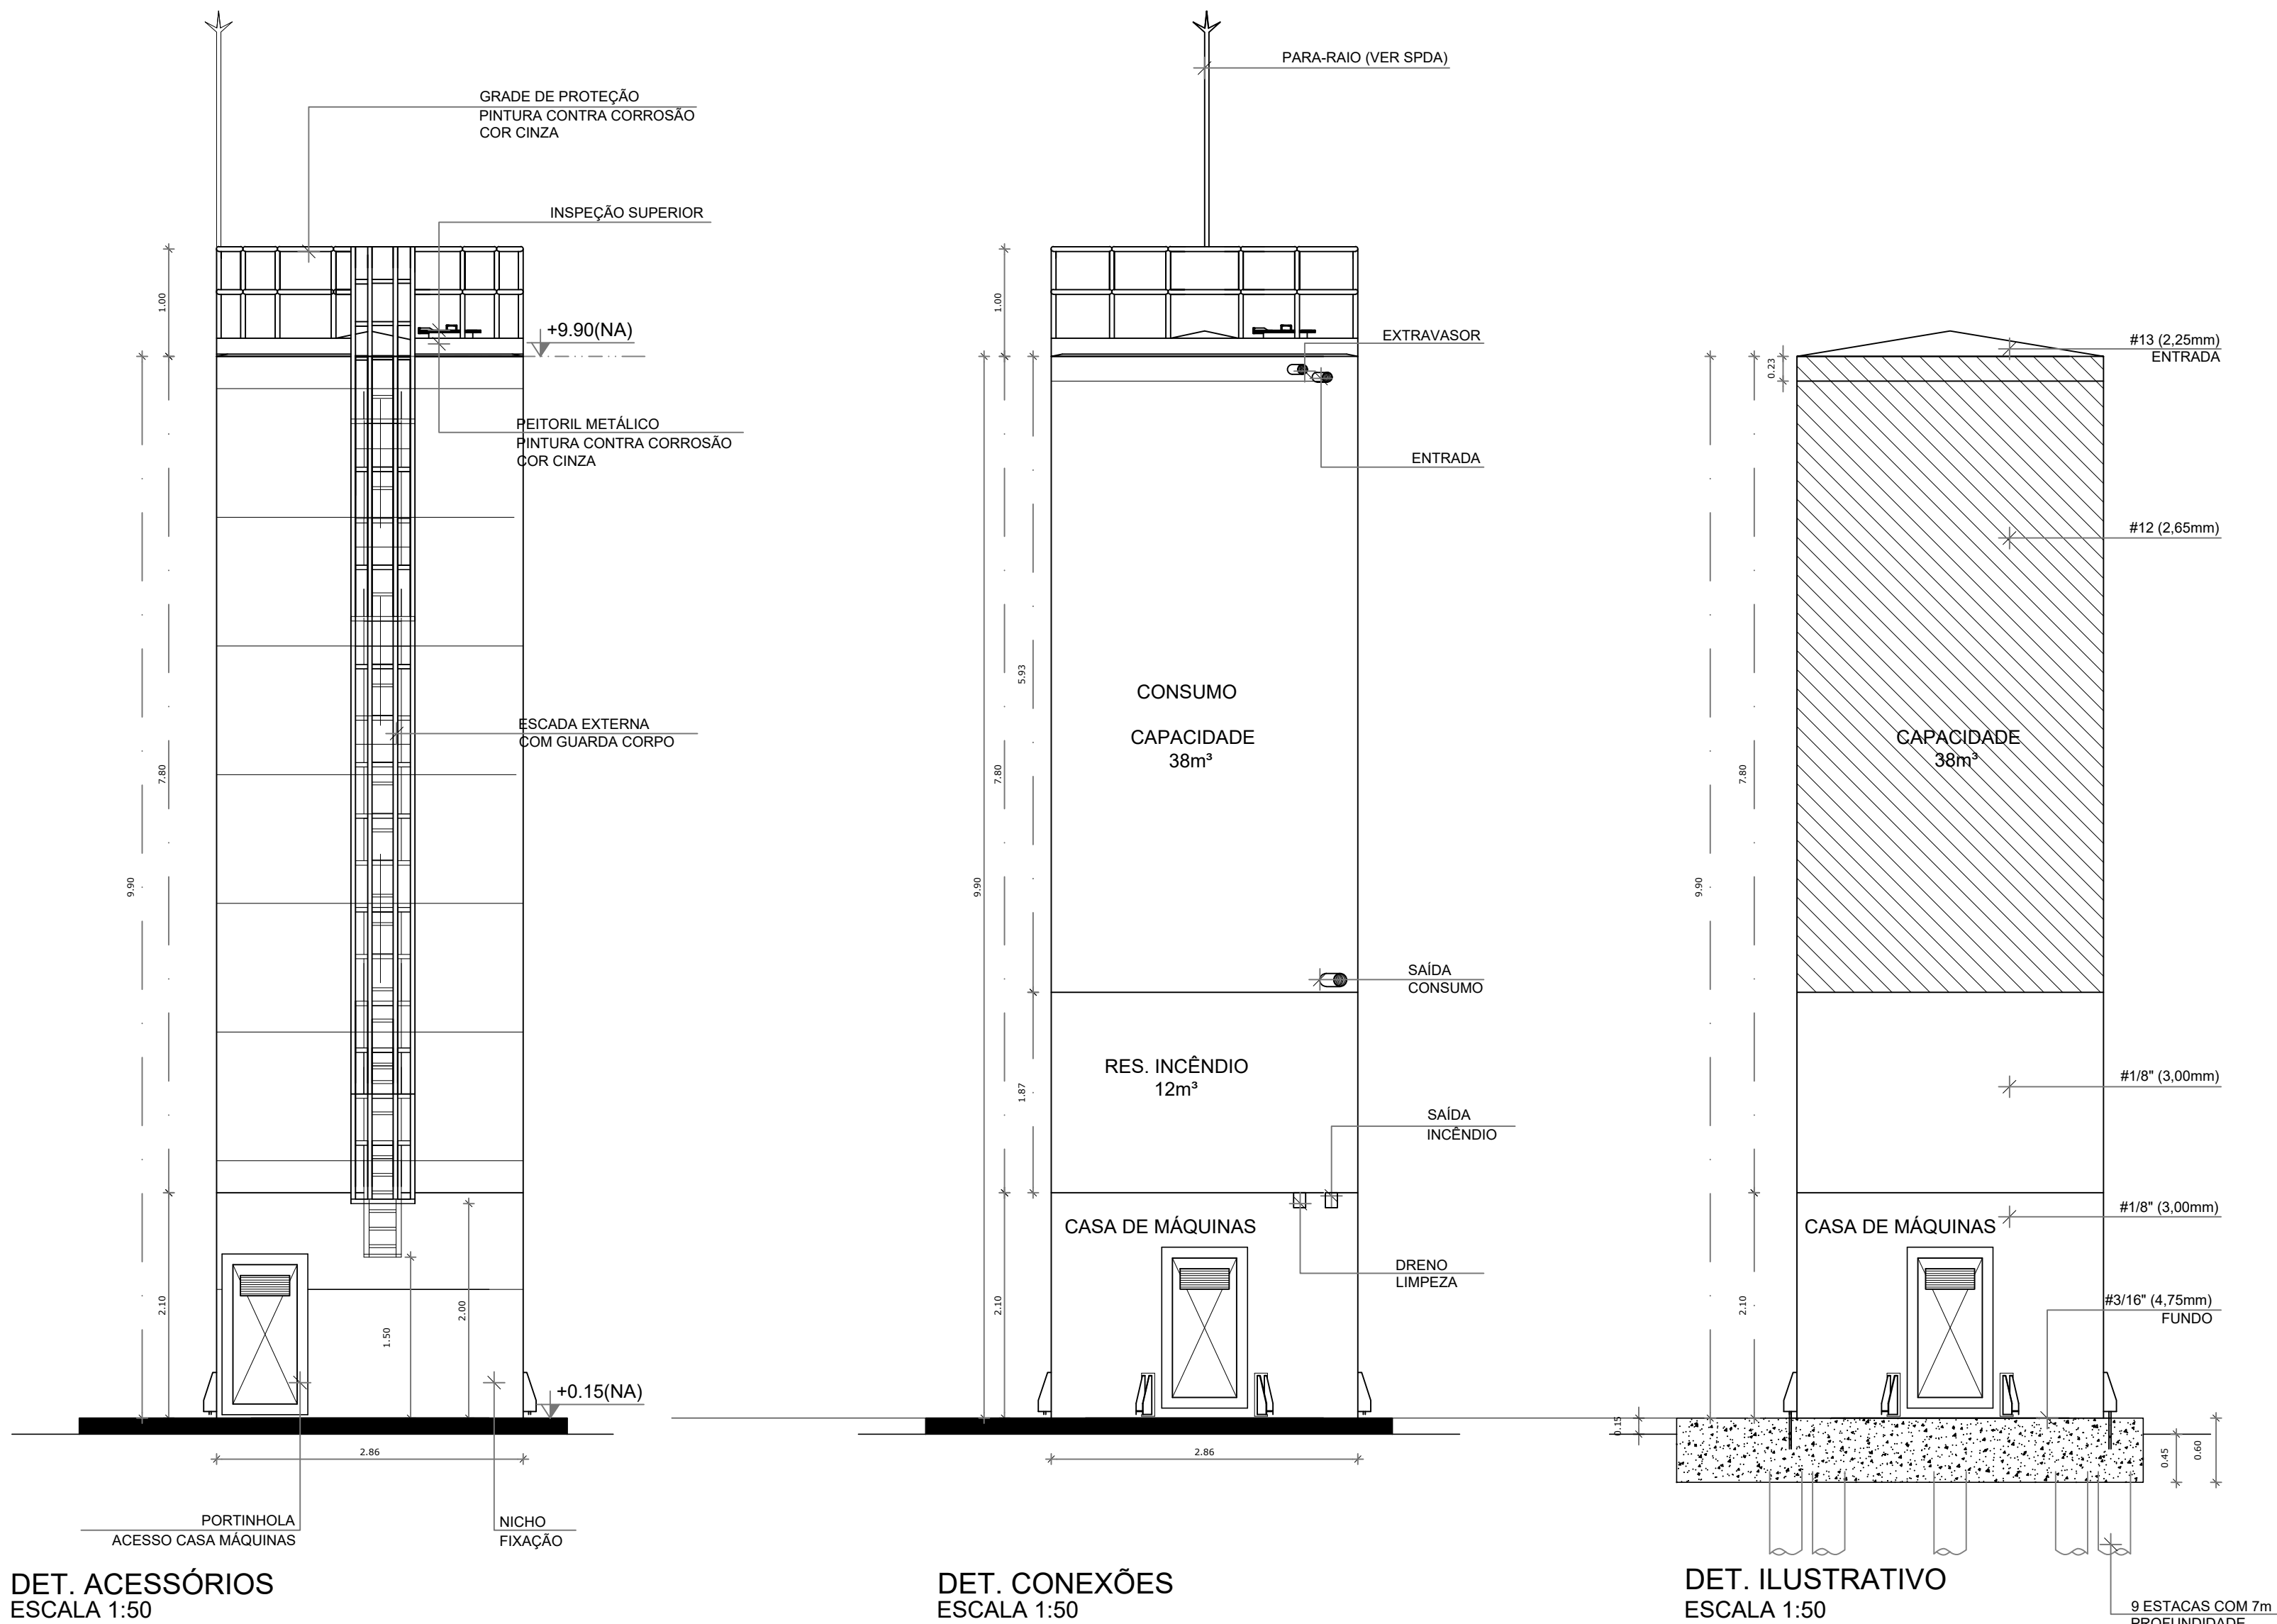

- NOTAS GERAIS
1. CONFERIR MEDIDAS EM OBRA
 2. MEDIDAS DIMÉTRICAS EXCETO QUANDO INDICADO
 3. AS COTAS PREVALECEM SOBRE O DESENHO
 4. ESTE PROJETO FOI DESENVOLVIDO A PARTIR DO PROJETO DE ARQUITETURA
 5. PARA QUALQUER DUVIDAS E/OU DIVERGÊNCIAS SINALIZAR IMEDIATAMENTE
- NOTAS ESPECÍFICAS
- NOTAS ESPECÍFICAS (HIDRANTES MANGOTINHOS)
1. O VOLUME DA RESERVA TÉCNICA DE HIDRANTES É DE 12.000 LITROS, DIMENSIONADO CONFORME NBR 13714.
 2. O JATO D'ÁGUA DEVE ATINGIR A UMA DISTÂNCIA MÍNIMA DE 10M (DEZ METROS) COM O ESSECHO NA POSIÇÃO HORIZONTAL A 1M (UM METRO) DE ALTURA.
 3. TODOS OS HIDRANTES SERÃO COM ESSECHO DO TIPO REGULÁVEL.
 4. A INSTALAÇÃO DOS HIDRANTES DEVE ESTAR ENTRE 1,30M (UM METRO E TRINTA CENTÍMETROS) E 1,50M (UM METRO E CINQUENTA CENTÍMETROS), MEDIDA DA FACE SUPERIOR DO FREGO ACABADO AO EIXO HORIZONTAL DO REGISTRO DO HIDRANTE.
 5. A COTA DA SAÍDA DE ÁGUA PARA CONSUMO NO INTERIOR DO RESERVATÓRIO, DEVERÁ LEVAR EM CONTA O VOLUME DA RESERVA TÉCNICA DE INCÊNDIO.
 6. LIXAIS DE EMENDA NÃO PODERÃO SER UTILIZADAS EM REDES DE INCÊNDIO.
 7. REGISTROS E VÁLVULAS, DEVEM POSSUIR MECANISMO DE FECHAMENTO E ABERTURA QUE PERMITA A FÁCIL, CLARA E DIRETA VISUALIZAÇÃO DO SEU POSICIONAMENTO.
 8. REGISTROS E VÁLVULAS, SERÃO CLASSE DE PRESSÃO MÍNIMA DE 125 PSI.
 9. REGISTROS, VÁLVULAS E EQUIPAMENTOS, MESMO QUANDO INSTALADOS NO TETO, DEVERÃO POSSUIR FÁCIL ACESSO E VISUALIZAÇÃO.
 10. ROSCAS DE TUBOS E CONEXÕES DEVEM SER COMPATÍVEIS ENTRE SI E COM OS COSSIMETES E/OU MACHOS DA TARRAXA UTILIZADA.
 11. ROSCAS DEVEM TER ESTANQUEIDADE GARANTIDA COM PASTA DE VEDAÇÃO CRISTALIZADORA, TIPO DOX OU GAZULIN, ADEQUADAS À FIBRA DE ALGODÃO OU GANÂMICO.
 12. TUBULAÇÕES DE INCÊNDIO NÃO PODERÃO SER HIPÓTESE ALGUMA SEREM EMBITADAS EM CONCRETO OU ALVENARIA. TUBULAÇÕES NÃO PODERÃO SER ENTERRADAS SEM A EXECUÇÃO DOS TESTES PREVISTOS NAS NORMAS BRASILEIRAS. TUBULAÇÕES QUE SOFREM MUDANÇAS DE DIREÇÃO, QUANDO SUPOSTADAS OU APOIADAS NA ESTRUTURA OU ANDA SUBTERRÂNEAS, DEVERÃO SER PROVIDENTEMENTE ANCORADAS.
 13. TODA TUBULAÇÃO ENTERRADA DEVERÁ SER PROTEGIDA COM MATERIAL ANTI-CORROSIVO.
 14. TODA TUBULAÇÃO APARENTE DEVERÁ SER PROTETA NA COR VERMELHA.
 15. TODA TUBULAÇÃO DE COMBATE A INCÊNDIO SERÁ EM AÇO CARBONO.
 16. UNIDADES NÃO PODERÃO SER UTILIZADAS EM REDES DE INCÊNDIO, EXCETO NA INSTALAÇÃO DE EQUIPAMENTOS.
 17. A LOCALIZAÇÃO PRECISA DOS PONTOS DE ALARME, QUANDO EM PAREDES REVESTIDAS COM CERÂMICA, DEVE SER DETERMINADA NO LOCAL, EM FUNÇÃO DO CRUZAMENTO DAS JUNTAS DO REVESTIMENTO.
 18. A SUPORTAÇÃO DAS REDES, DEVERÁ SER COORDENADA COM OS DEMAIS PROJETOS DE MODO A MINIMIZAR CUSTOS DE OBRA.
 19. AS CAIXAS DE SAÍDA DOS EQUIPAMENTOS, DEVEM SER INSTALADAS COM RECUDO DE 90MM DA FACE EXTERNA DA PAREDE, PARA PERMITIR O PERFETO ASENTAMENTO DAS PEÇAS.
 20. O FUNCIONAMENTO AUTOMÁTICO É INICIADO PELA SIMPLES ABERTURA DE QUALQUER PONTO DE HIDRANTE DA INSTALAÇÃO.
 21. AS BOMBAS PRINCIPAIS DEVEM ATINGIR PLENO REGIME EM APROXIMADAMENTE 30 SEGUNDOS APÓS A SUA PARTIDA.
 22. FOI PREVISTO UMA BOMBA PRINCIPAL E UMA RESERVA COM POTÊNCIA DE 7,5 CV CADA.

CONTROLE DE REVISÕES

Nº	DATA	DESCRIÇÃO
----	------	-----------

FNDE Fundo Nacional de Desenvolvimento **MINISTÉRIO DA EDUCAÇÃO**

PROJETO PADRÃO - FNDE

PROPRIETÁRIO:	
ENDEREÇO:	
MUNICÍPIO - UF:	
PROPRIETÁRIO	
RESP. TÉCNICO	CREA
AUTOR DO PROJETO	CAU
DLFO	CREA
	RA

DLFO	CREA
	RA
OBSERVAÇÕES:	

ESCOLA 13 SALAS DE AULA - MODELO TÉRREO				
PROJETO DE INSTALAÇÕES				
COORDENAÇÃO	PROJETO DE COMBATE A INCÊNDIO			HIN
CGEST - Coordenação Geral de Infraestrutura Educatonal	DETALHES HIDRANTE DETALHE RESERVATÓRIO			
FORMATO	REVISÃO	ESCALA	PRONCHIA	
AB	R.00	INDICADA	DATA EMISSÃO	05/05
			JAN/2022	



LAJE OU FORRO

ABRIGOS ADJUNTOS COM ESTROBOSCÓPIO

ACIONADOR MANUAL

PISO

DETALHE SINALIZAÇÃO DO ACIONADOR MANUAL E ALARME SEM ESCALA

1

2

3

100

DETALHES EXTERIORES SEM ESCALA

SINALIZAÇÃO DE EMERGÊNCIA					APLICAÇÃO
CÓDIGO	SÍMBOLO	SIGNIFICADO	FORMA E COR		
SINALIZAÇÃO DE ORIENTAÇÃO E SALVAMENTO	13	SAÍDA DE EMERGÊNCIA	SÍMBOLO: RETÂNGULO VERDE VERTIC. FOTOGRAMA	INDICAÇÃO DO SENTIDO (ESQUERDA OU DIREITA) DE UMA SAÍDA DE EMERGÊNCIA. DIMENSÕES MÍNIMAS: L = 20xH.	
	14	SAÍDA DE EMERGÊNCIA	SÍMBOLO: RETÂNGULO VERDE VERTIC. FOTOGRAMA	INDICAÇÃO DE UMA SAÍDA DE EMERGÊNCIA A SER ATIVADA ACIMA DA PORTA PARA INDICAR O SEU ACESSO.	
	17	SAÍDA DE EMERGÊNCIA	SÍMBOLO: RETÂNGULO VERDE VERTIC. FOTOGRAMA	INDICAÇÃO DA SAÍDA DE EMERGÊNCIA COM O SEU COMPLEMENTO DE ORIENTAÇÃO FOTOGRAMA. FOTOGRAMA: RETÂNGULO VERDE VERTIC. FOTOGRAMA. COM ALTEIRA DE LETRA SEMPRE > 30 MM.	
SINALIZAÇÃO DE EQUIPAMENTOS DE COMBATE A INCÊNDIO E ALARME	20	ALARME SONORO	SÍMBOLO: QUADRADO VERDE VERTIC. FOTOGRAMA	PONTO DE ACHOAMENTO DE ALARME DE INCÊNDIO QUE DEVE SER SEMPRE ACOMPANHADO DE UMA MENSAGEM ESCRITA, DESIGNANDO O EQUIPAMENTO ACHADO POR AQUELE PONTO.	
	21	COMANDO MANUAL DE ALARME	SÍMBOLO: QUADRADO VERDE VERTIC. FOTOGRAMA	INDICAÇÃO DA LOCALIZAÇÃO DOS EQUIPAMENTOS DE COMBATE A INCÊNDIO.	
	23	EXTINTOR DE INCÊNDIO	SÍMBOLO: QUADRADO VERDE VERTIC. FOTOGRAMA	INDICAÇÃO DO ABRIGO DA MANOBRERA DE INCÊNDIO COM O SEU HIDEANTE NO SEU INTERIOR.	
	25	ABRIGO DE MANOBRERA DE INCÊNDIO	SÍMBOLO: QUADRADO VERDE VERTIC. FOTOGRAMA	USADO PARA INDICAR A LOCALIZAÇÃO DOS EQUIPAMENTOS DE COMBATE A INCÊNDIO E ALARME, PARA DIFERENCIAR A SUA ORIENTAÇÃO.	
	E17	SINALIZAÇÃO DE EQUIPAMENTOS DE COMBATE A INCÊNDIO (EXTINTOR, ABRIGO DE MANOBRERA DE INCÊNDIO, ABRIGO DE MANOBRERA DE INCÊNDIO)	SÍMBOLO: QUADRADO VERDE VERTIC. FOTOGRAMA		

DETALHE SINALIZAÇÃO DA CAIXA DE HIDRANTE SEM ESCALA

DEFIXAÇÃO DE PLACA SEM ESCALA

SINALIZAÇÃO EM PORTA SEM ESCALA

INSTALAÇÃO DE SINALIZAÇÃO

CONTROLE DE REVISÕES

Nº	DATA	DESCRIÇÃO
1		

PROJETO PADRÃO - FNDE

PROPRIETÁRIO: _____

ENDEREÇO: _____

MUNICÍPIO - UF: _____

PROPRIETÁRIO: _____

RESP. TÉCNICO: _____ CREA: _____

AUTOR DO PROJETO: _____ CAU: _____

DLFO: _____ CREA: _____

RA: _____

OBSERVAÇÕES: _____

ESCOLA 13 SALAS DE AULA - MODELO TÉRREO

PROJETO DE INSTALAÇÕES

COORDENAÇÃO: _____

CGEST - Coordenação Geral de Infraestrutura Educacional

PROJETO DE COMBATE A INCÊNDIO

SINALIZAÇÃO DE EMERGÊNCIA

HIN

REVISÃO: R.00


ESCALA: INDICADA

PRANCHAS: _____

FORMATO: A0



DATA EMISSÃO: JAN/2022

01/05

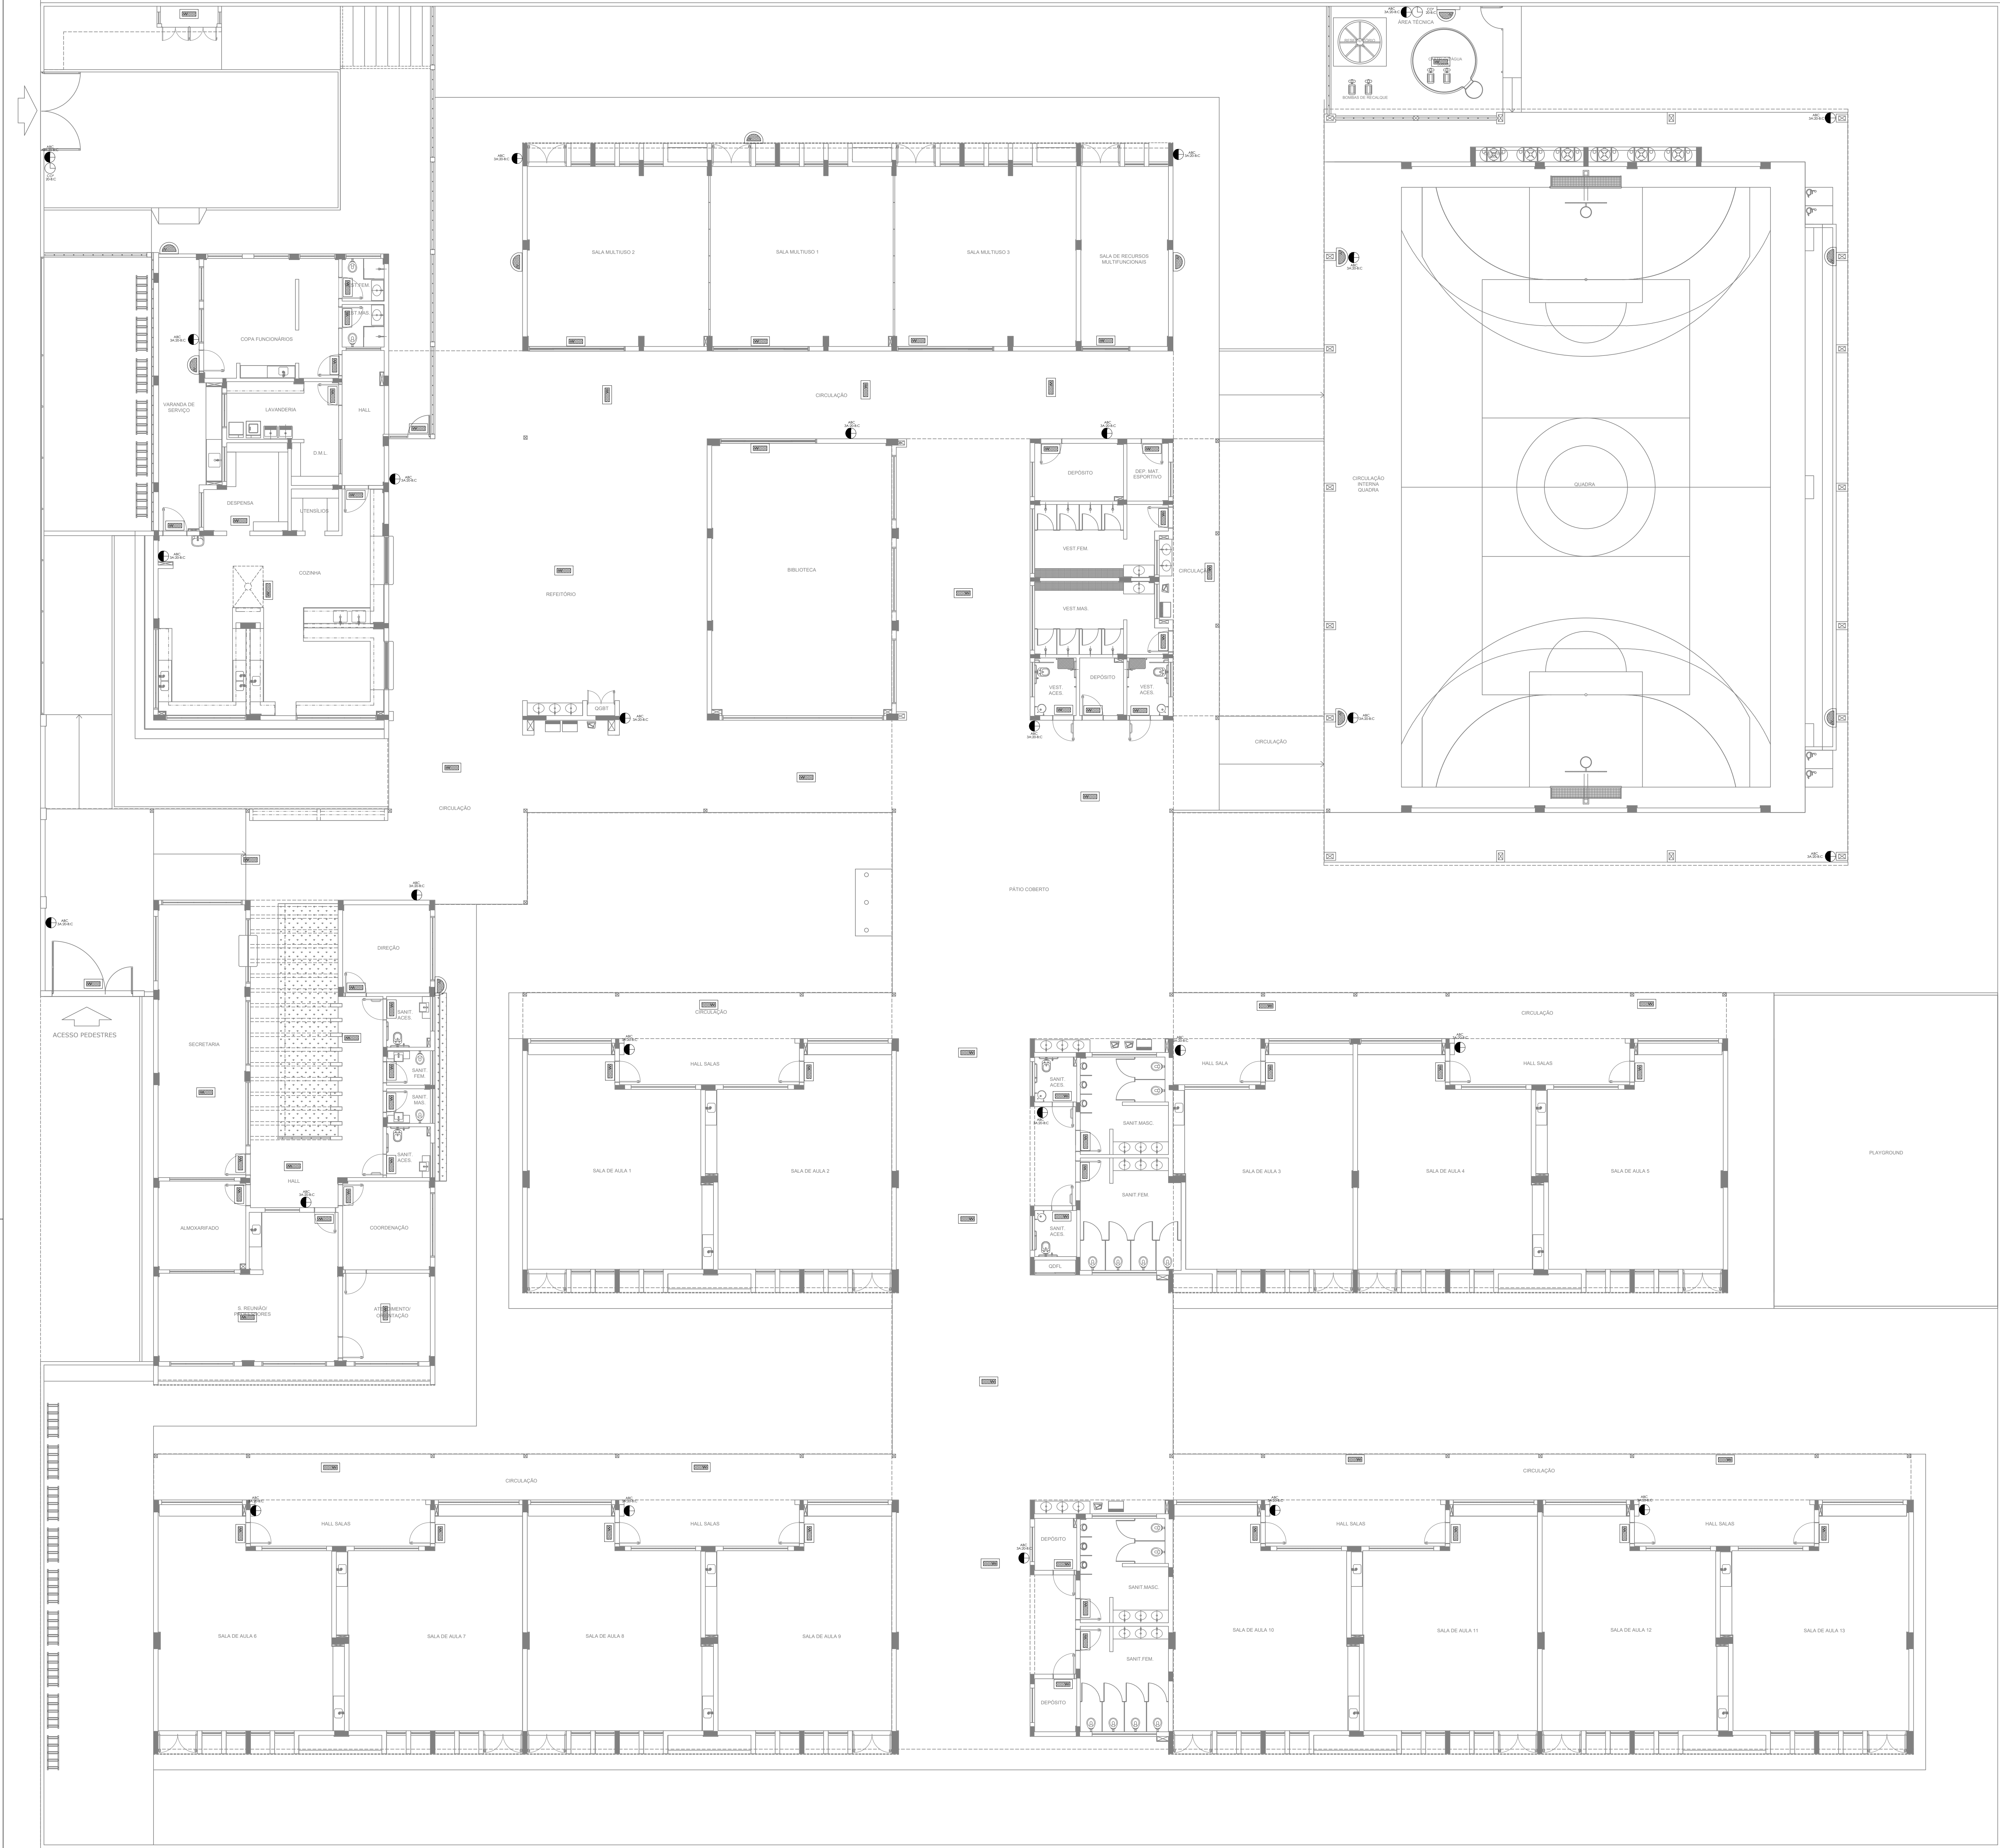

1 PLANTA BAIXA - TÉRREO
ESCALA 1/100

- NOTAS GERAIS
1. CONFERIR MEDIDAS EM OBRA.
 2. MEDIDAS EM MÉTRO, EXCETO QUANDO INDICADO.
 3. AS COTAS PREVALECEM SOBRE O DESENHO.
 4. ESTE PROJETO FOI DESENVOLVIDO A PARTIR DO PROJETO DE ARQUITETURA.
 5. PARA QUALQUER DÚVIDA E/OU DIVERGÊNCIA SINALIZAR NEGATIVAMENTE.
- NOTAS ESPECÍFICAS
- NOTAS PROJETOS DAS INSTALAÇÕES DE COMBATE A INCÊNDIO E PÂNICO
1. TODOS OS SISTEMAS DE PROTEÇÃO CONTRA INCÊNDIO CITADOS NESTE PROJETO, DEVEM OBEDECER AOS PRAZOS E SERVIÇOS DE INSPEÇÃO E MANUTENÇÃO DESCRITOS EM NORMA TÉCNICA ESPECÍFICA DO CBM.
 2. O PROJETO DEVE SER ADAPTADO PARA AS NORMATIVAS ESPECÍFICAS DO CBM DO LOCAL ONDE A EDIFICAÇÃO SERÁ CONSTRUÍDA.
 3. TODAS AS ALTERAÇÕES REALIZADAS POSTERIORMENTE NESTE PROJETO E DE INTERA RESPONSABILIDADE DO MUNICÍPIO.
- NOTAS ESPECÍFICAS: (EXTINTORES)
1. TODOS OS EXTINTORES DEVEM SER INSTALADOS ATENDENDO AS ESPECIFICAÇÕES DA NORMAS.
 2. OS EXTINTORES PORTÁTEIS INSTALADOS EM PAREDES, PLASES OU DIVISÓRIAS, A ALTURA MÁXIMA DEVERÁ SER DE 1,80 M. MEDIDO DO PISO ACABADO ATÉ A SUA ALÇA DE MANUSEIO, E A ALTURA MÍNIMA DEVERÁ SER DE 0,10 M. MEDIDO DO PISO ACABADO ATÉ A SUA PARTE INFERIOR.
 3. É PERMITIDA A INSTALAÇÃO DE EXTINTORES SOBRE O PISO ACABADO, DESDE QUE PERMANEÇAM APOIADOS EM SUPORTES APROPRIADOS, COM ALTURA ENTRE 0,10 M E 0,20 M DO PISO.
 4. OS SUPORTES DO PISO DEVEM SER FIXADOS NO PISO ONDE FOREM INSTALADOS, DE TAL FORMA A EVITAR A REMOÇÃO, MESMO QUE TEMPORÁRIA, DO EXTINTOR DE INCÊNDIO, E DANOS FÍSICOS CAUSADOS POR CHOQUES MECÂNICOS, SENDO VEDADA A INSTALAÇÃO DO EXTINTOR DIRETAMENTE SOBRE O PISO.
 5. OS EXTINTORES PORTÁTEIS E SOBRE RODAS DEVERÃO SER SINALIZADOS DE ACORDO COM O QUE ESTABELECE A NORMA TÉCNICA ESPECÍFICA.
 6. CAPACIDADE EXTINTORA DOS PREVENTIVOS PORTÁTEIS:
 7. EXTINTOR DE ABC A B C 3A:20B:C.
 8. EXTINTOR CO² 6KG 20B:C.
 - 9.
- NOTAS ESPECÍFICAS: ILUMINAÇÃO DE EMERGÊNCIA
1. O SISTEMA DE ILUMINAÇÃO DE EMERGÊNCIA É COMPOSTO POR BLOCOS AUTÔNOMOS.
 2. A COMUTÇÃO E INSTANTÂNEA PARA O SISTEMA POR BLOCOS AUTÔNOMOS.
 3. A INSTALAÇÃO DAS LUMINÁRIAS DEVE ESTAR DE ACORDO COM AS NORMAS.
 4. AS LUMINÁRIAS SERÃO DO TIPO BLOCOS AUTÔNOMOS.
 5. NÃO SERÃO UTILIZADOS PROJETORES OU FARÓIS QUE PROVOCUEM OFUSCAMENTO EM ESCADAS OU QUALQUER OUTRA ÁREA DA EDIFICAÇÃO.
 6. AS LUMINÁRIAS DE EMERGÊNCIA UTILIZADAS EM LOCAIS PLANOS SERÃO DE NO MÍNIMO 3 LUX E 5 LUX EM LOCAIS COM DEBANHES.
 7. ALTURA DE INSTALAÇÃO, QUANDO NA PAREDE SERÃO INSTALADAS A UMA ALTURA DE 1,80M DO PISO, PODENDO TAMBÉM SER INSTALADAS NO TETO.
 8. POTÊNCIA (WATT) MÍNIMO 2W (OU EQUIVALENTE).
 9. TEMPO DE ALIMENTAÇÃO: 220V.
 10. TEMPO DE AUTONOMIA: NO MÍNIMO 03 HORAS.
 - 11.

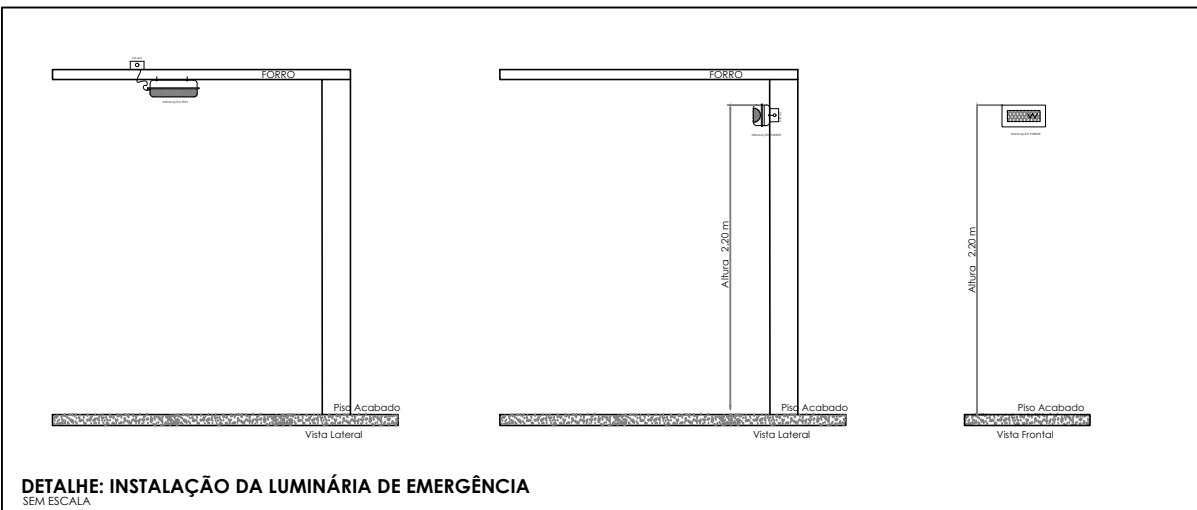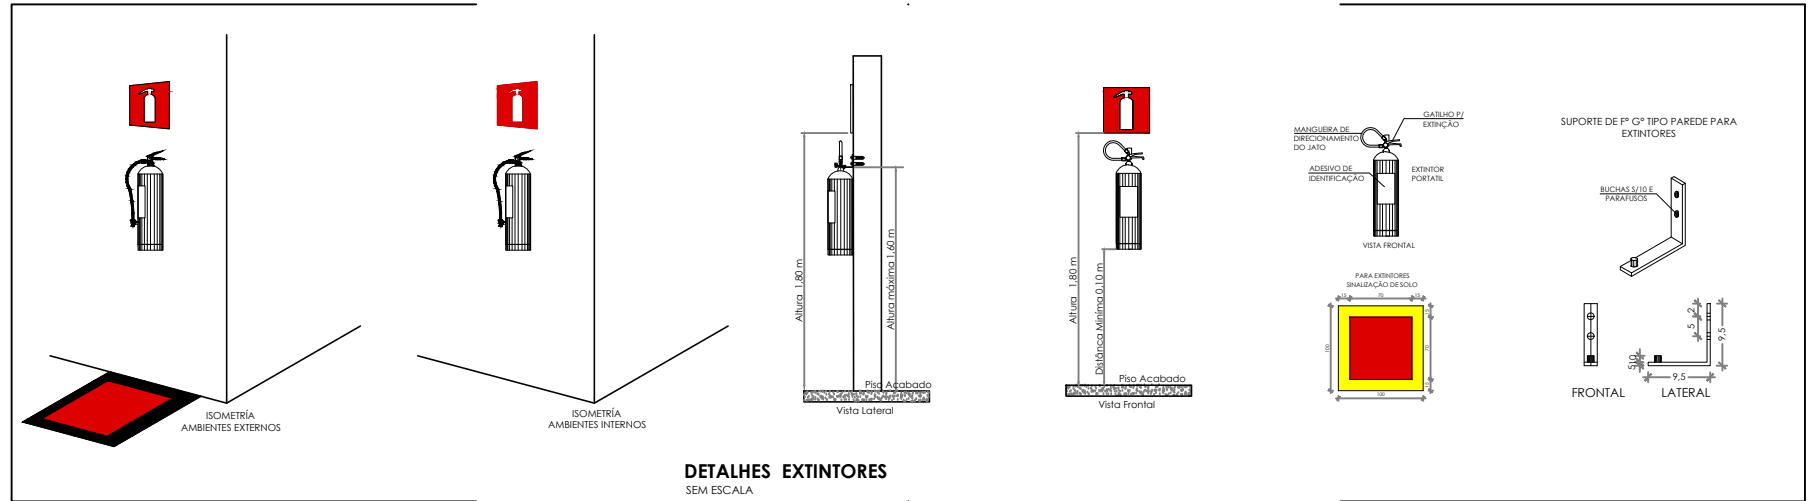

SÍMBOLOS GRÁFICOS - MEDIDAS DE SEGURANÇA (NORMA TÉCNICA Nº 12/2015 - CBMDF)		SÍMBOLOS GRÁFICOS - MEDIDAS DE SEGURANÇA (NORMA TÉCNICA Nº 12/2015 - CBMDF)	
SÍMBOLO	DESCRIÇÃO	SÍMBOLO	DESCRIÇÃO
	"BLOCO AUTÔNOMO DE ILUMINAÇÃO 30 LUX, POTÊNCIA DE 2W, 220V, 100 LUMENS, AUTONOMIA DE 3 HORAS, INSTALADO NO TETO"		EXTINTOR PORTÁTEL CARGA DE PÓ ABC 3A:20B:C 6KG
	"BLOCO AUTÔNOMO DE ILUMINAÇÃO 30 LUX, POTÊNCIA DE 2W, 220V, 100 LUMENS, AUTONOMIA DE 3 HORAS, INSTALADO NA PAREDE H=1,80M"		EXTINTOR PORTÁTEL CARGA DE PÓ CO ² 20B:C 6KG

CONTROLE DE REVISÕES

Nº	DATA	DESCRIÇÃO
----	------	-----------

FNDE Fundo Nacional de Desenvolvimento da Educação	MINISTÉRIO DA EDUCAÇÃO
--	-------------------------------

PROJETO PADRÃO - FNDE

PROPRIETÁRIO: _____

ENDEREÇO: _____

MUNICÍPIO - UF: _____

PROPRIETÁRIO: _____

RESP. TÉCNICO: _____ CREA: _____

AUTOR DO PROJETO: _____ CAU: _____

DLFO: _____ CREA: _____

RA: _____

OBSERVAÇÕES: _____

ESCOLA 13 SALAS DE AULA - MODELO TÉRREO

PROJETO DE INSTALAÇÕES

COORDENAÇÃO: CGEST - Coordenação Geral de Infraestrutura Educacional

PROJETO DE COMBATE A INCÊNDIO

ILUMINAÇÃO DE EMERGÊNCIA

EXTINTOR

HIN


FORMATO: A0

REVISÃO: R.00

ESCALA: INDICADA

DATA EMISSÃO: JAN/2022

PRANCHAS: 02/05

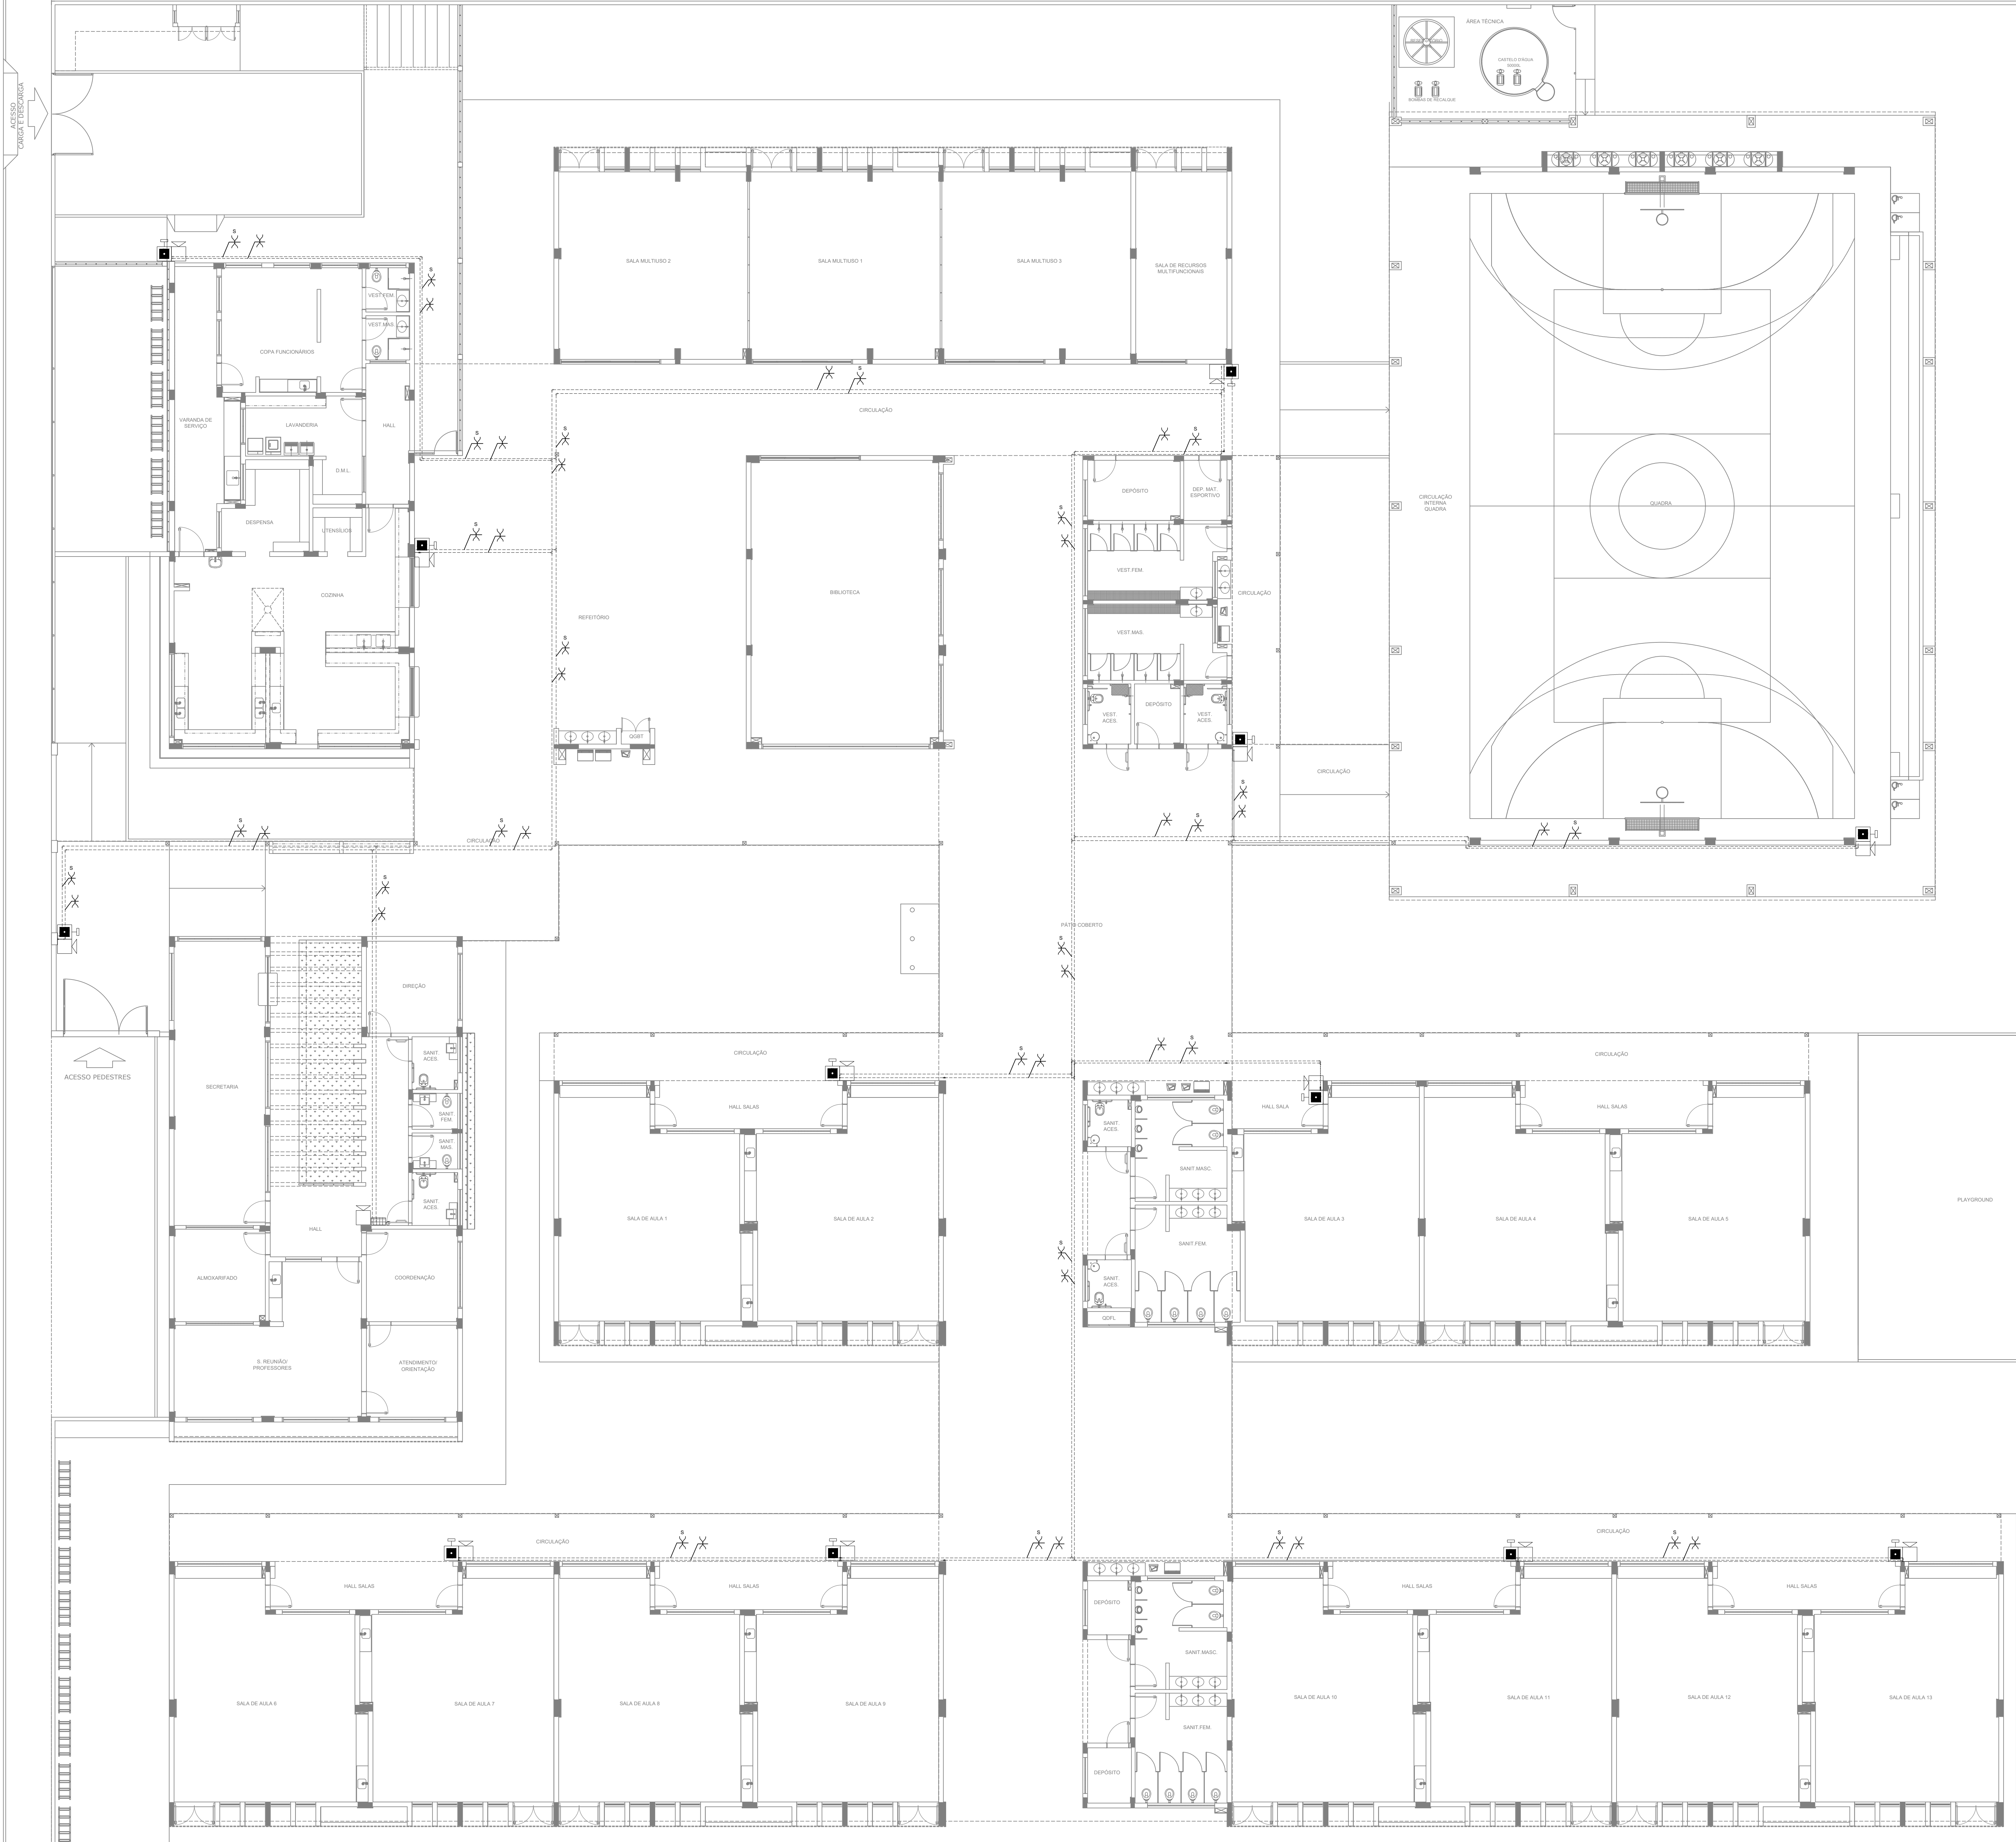

NOTAS GERAIS

1. CONFERIR MEDIDAS EM OBRA.
2. MEDIDAS SANIT. TIG. EXCETO QUANDO INDICADO.
3. AS COTAS PREVAILICEM SOBRE O DESENHO.
4. ESTE PROJETO FOI DESENVOLVIDO A PARTIR DO PROJETO DE ARQUITETURA.
5. PARA QUALQUER DUVIDAS E/OU DIVERGENCIAS SINALIZAR IMEDIATAMENTE.


NOTAS ESPECÍFICAS

NOTAS PROJETOS DAS INSTALAÇÕES DE COMBATE A INCÊNDIO E PÂNICO:

1. TODOS OS SISTEMAS DE PROTEÇÃO CONTRA INCÊNDIO CITADOS NESTE PROJETO, DEVEM OBEDECER AOS PRAZOS E SERVIÇOS DE INSPEÇÃO E MANUTENÇÃO DESCRITOS EM NORMA TÉCNICA ESPECÍFICA DO CBR.
2. O PROJETO DEVE SER ADOTADO PARA AS NORMATIVAS ESPECÍFICAS DO CBR DO LOCAL ONDE A EDIFICAÇÃO SERÁ CONSTRUÍDA.
3. TODAS AS ALTERAÇÕES REALIZADAS POSTERIORMENTE NESTE PROJETO É DE INTEIRA RESPONSABILIDADE NO MUNICÍPIO.


NOTAS ESPECÍFICAS: (SISTEMA DE ALARME)

1. OS ACIONADORES MANUAIS SERÃO INSTALADOS A UMA ALTURA ENTRE 0,90 M E 1,35 M, EM RELAÇÃO AO PISO ACABADO.
2. OS AVISADORES SONÓRIOS FORAM COTADOS ENTRE 2,20 M E 3,30 M DO PISO ACABADO, DE FORMA QUE SEJAM AUDÍVEIS EM TODA A EDIFICAÇÃO E NÃO IMPEDAM A COMBINAÇÃO VERBAL.
3. OS AVISADORES SERÃO DOTADOS DE TRAVA MECÂNICA ATIVADA IMPEDINDO O ROUBO DO EQUIPAMENTO.
4. A CENTRAL DE ALARME DEVERÁ SER INSTALADA A UMA ALTURA ENTRE 1,40M - 1,60M.
5. DEVERÁ SER INSTALADA (1)UMA CENTRAL DE ALARME DE DETECÇÃO DE INCÊNDIO NA HALL.
6. A CENTRAL DE ALARME DE DETECÇÃO DE INCÊNDIO DEVERÁ TER TECNOLOGIA ANALÓGICO-DIGITAL.
7. O SISTEMA SERÁ CABLADO "B".
8. OS ACIONADORES E AVISADORES SERÃO DO TIPO ENDECRÁVEIS.
9. TODA CAIXA DE PASSAGEM NÃO INDICADA SERÁ DE 10X10CM.
10. DEVERÁ SER DEIXADA FOLHA DE NO MÍNIMO 30 CM DOS PISOS DENTRO DAS CAIXAS DE PASSAGEM PARA FACILITAR A MONTAGEM E A MANUTENÇÃO.

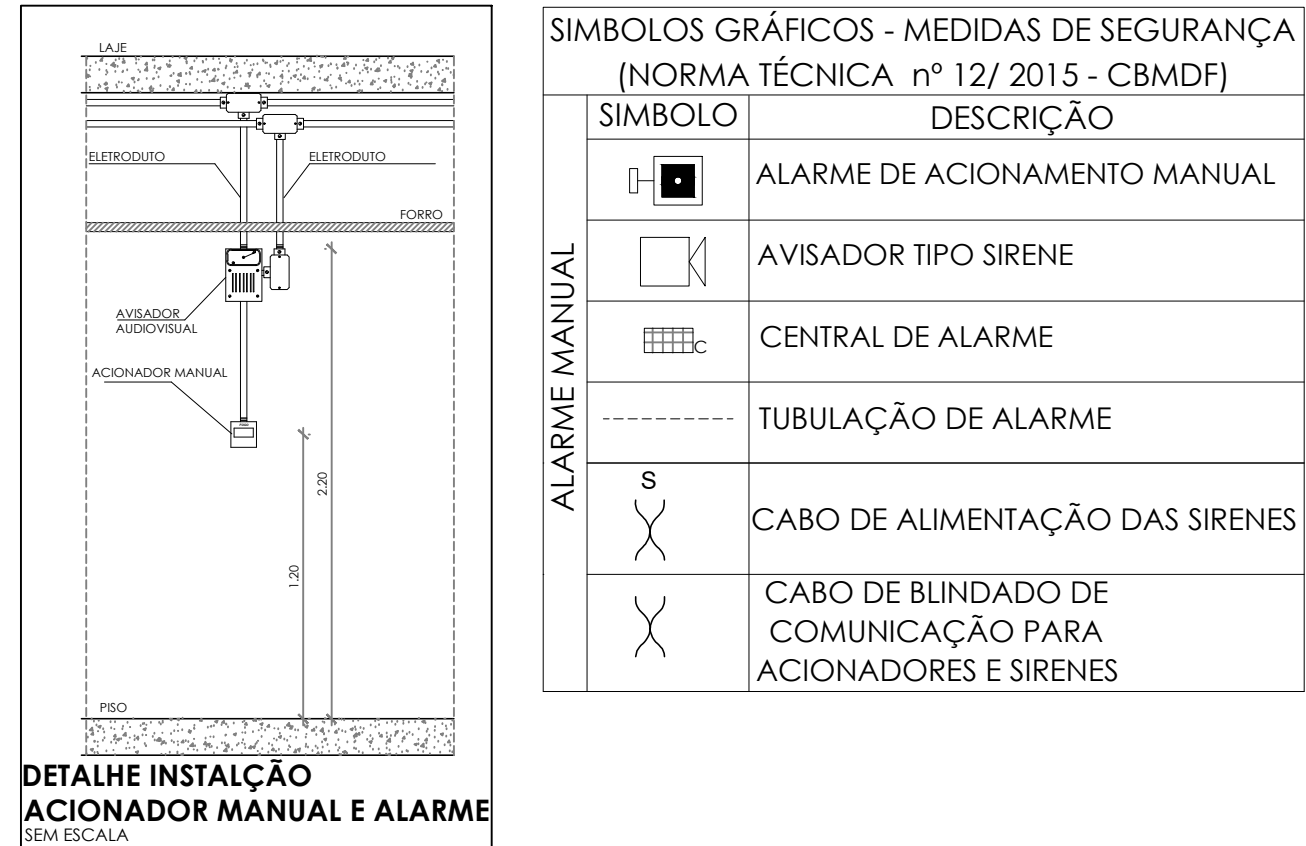

CONTROLE DE REVISÕES

Nº	DATA	DESCRIÇÃO
----	------	-----------

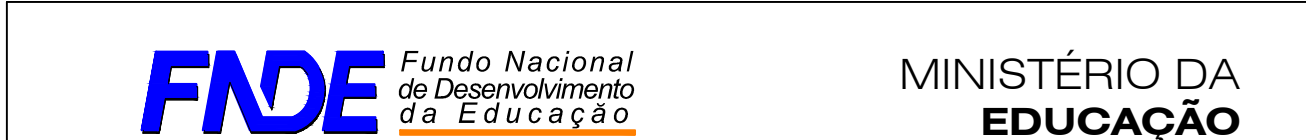

PROJETO PADRÃO - FNE

PROPRIETÁRIO :

ENDEREÇO:

MUNICÍPIO - UF:

PROPRIETÁRIO

RESP. TÉCNICO

AUTOR DO PROJETO

DLFO

CREA

RA

OBSERVAÇÕES:

ESCOLA 13 SALAS DE AULA - MODELO TÉRREO

PROJETO DE INSTALAÇÕES

COORDENAÇÃO

CGEST - Coordenação

Gerar de Infraestrutura

Educacional

PROJETO DE COMBATE A INCÊNDIO

ALARME MANUAL

HIN

REVISÃO

ESCALA

PRANCHA


FORMATO

AB

DATA EMISSÃO




JAN/2022

03/05

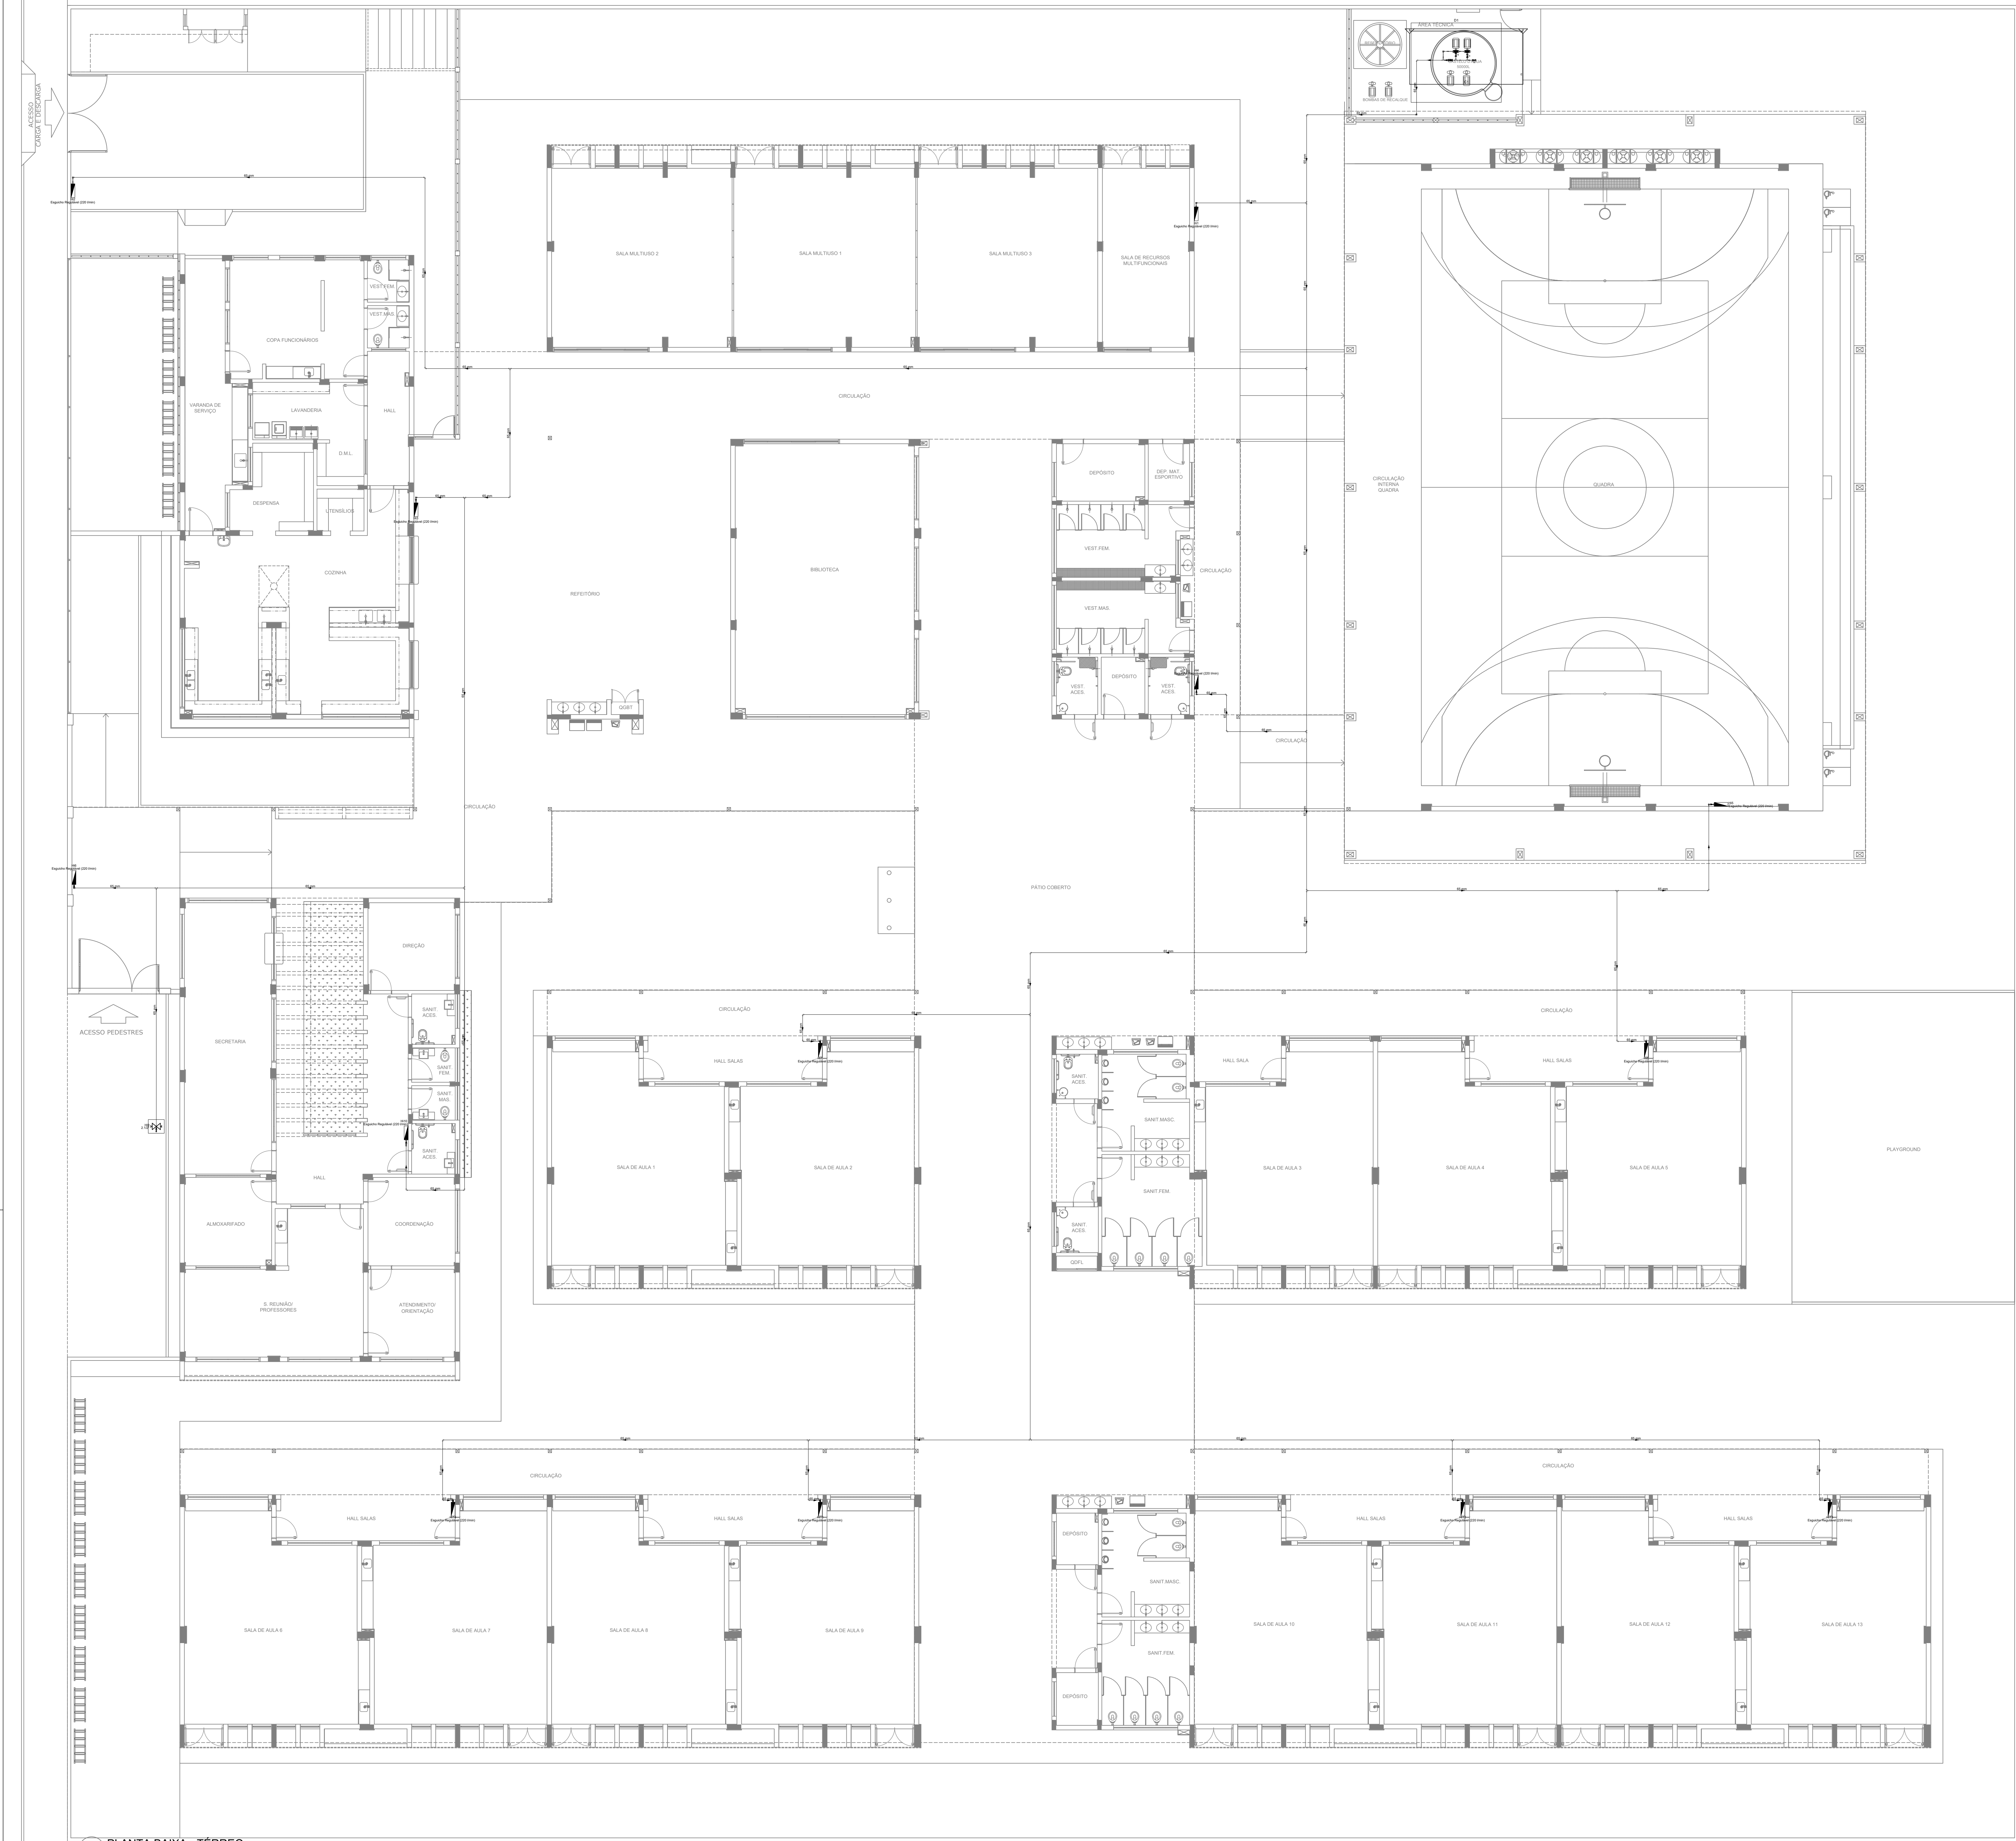

- NOTAS GERAIS
1. CONFERIR MEDIDAS EM OBRA
 2. MEDIDAS EM METRO, EXCETO QUANDO INDICADO
 3. AS COTAS PREVALEM SOBRE O DESENHO
 4. ESTE PROJETO FOI DESENVOLVIDO A PARTIR DO PROJETO DE ARQUITETURA
 5. PARA QUALQUER DÚVIDA SOU INTERESSADO EM ALINHAR MEDIDAMENTE
- NOTAS ESPECÍFICAS
- NOTAS PROJETOS DAS INSTALAÇÕES DE COMBATE A INCÊNDIO E PÂNICO
1. TODOS OS SISTEMAS DE PROTEÇÃO CONTRA INCÊNDIO CITADOS NESTE PROJETO, DEVEM OBRIGADOR AS PRAZOS E SERVIÇOS DE INSPEÇÃO E MANUTENÇÃO DESCRITOS EM NORMA TÉCNICA ESPECÍFICA DO CBM
 2. O PROJETO DEVE SER ADAPTADO PARA AS NORMATIVAS ESPECÍFICAS DO CBM DO LOCAL ONDE A EDIFICAÇÃO SERÁ CONSTRUÍDA
 3. TODAS AS ALTERAÇÕES REALIZADAS POSTERIORMENTE NESTE PROJETO E DE INTERA RESPONSABILIDADE NO MUNICÍPIO
- NOTAS ESPECÍFICAS (HIDRANTES MANOZINHOS)
1. O VOLUME DA RESERVA TÉCNICA DE HIDRANTES É DE 12.000 LITROS, DIMENSIONADO CONFORME NBR 13714;
 2. O JATO D'ÁGUA DEVE ATINGIR A UMA DISTÂNCIA MÍNIMA DE 10M (DEZ METROS), COM O ESQUCHO NA POSIÇÃO HORIZONTAL, A 1M (UM METRO) DE ALTURA
 3. TODOS OS HIDRANTES SERÃO COM ESQUCHO DO TIPO REGULÁVEL
 4. A INSTALAÇÃO DOS HIDRANTES DEVE ESTAR ENTRE 1,30M (UM METRO E TRINTA CENTÍMETROS) E 1,50M (UM METRO E CINQUENTA CENTÍMETROS), MEDIDA DA FACE SUPERIOR DO PISO ACABADO AO EIXO HORIZONTAL DO REGISTRO DO HIDRANTE
 5. A COTA DA SABIA DE ÁGUA PARA CONSUMO NO INTERIOR DO RESERVATÓRIO, DEVERÁ LEVAR EM CONTA O VOLUME DA RESERVA TÉCNICA DE INCÊNDIO
 6. LUZAS DE EMERGENÇA NÃO PODEM SER UTILIZADAS EM REDES DE INCÊNDIO
 7. REGISTROS E VÁLVULAS, DEVEM POSSUIR MECANISMO DE FECHAMENTO E ABERTURA QUE PERMITA A FÁCIL, CLARA E DIRETA VISUALIZAÇÃO DO SEU POSICIONAMENTO
 8. REGISTROS E VÁLVULAS, SERÃO CLASSE DE PRESSÃO MÍNIMA DE 125 PSI
 9. REGISTROS, VÁLVULAS E EQUIPAMENTOS, MESMO QUANDO INSTALADOS NO TETO, DEVERÃO POSSUIR FÁCIL ACESSO E VISUALIZAÇÃO
 10. ROSCAS DE TUBOS E CONEXÕES DEVEM SER COMPATÍVEIS ENTRE SI E COM OS COSINETES E/OU MACHOS DA MÁQUINA UTILIZADA
 11. ROSCAS DEVEM TER ESTANQUEIDADE GARANTIDA COM PASTA DE VEDAÇÃO CRISTALIZADORA, TIPO DOX OU GAZLIN, APLICADAS À FIBRA DE ALGODÃO OU CANHAM
 12. TUBULAÇÕES DE INCÊNDIO NÃO PODEM SER HIPÓTESE ALGUMA SEREM EMBUTIDAS EM CONCRETO OU ALVENARIA; TUBULAÇÕES NÃO PODEM SER ENTERRADAS SEM A EXECUÇÃO DOS TESTES PREVISTOS NAS NORMAS BRASILEIRAS
 13. TUBULAÇÕES QUE SOPEM MUDANÇAS DE DIREÇÃO, QUANDO SUPOSTAS EM SUAS APOIADAS NA ESTRUTURA OU ANDA, SUBTERRÂNEAS, DEVERÃO SER DEVIDAMENTE ANCORADAS
 14. TODA TUBULAÇÃO ENTERRADA DEVERÁ SER PROTEGIDA COM MATERIAL ANTI-CORROSIVO
 15. TODA TUBULAÇÃO APARENTE DEVERÁ SER PINTADA NA COR VERMELHA
 16. UNÕES NÃO PODEM SER UTILIZADAS EM REDES DE INCÊNDIO, EXCETO NA INSTALAÇÃO DE EQUIPAMENTOS
 17. A LOCALIZAÇÃO PRECISA DOS PONTOS DE ALARME, QUANDO EM PAREDES REVESTIDAS COM CERÂMICA, DEVE SER DETERMINADA NO LOCAL, EM FUNÇÃO DO CRUZAMENTO DAS JUNTAS DO REVESTIMENTO
 18. A SUPORTAÇÃO DAS REDES, DEVERÁ SER COORDENADA COM OS DEMÁS PROJETOS DE MODO A MINIMIZAR CUSTOS DE OBRA
 19. AS CHAVES DE SABIA DOS EQUIPAMENTOS, DEVEM SER INSTALADAS COM RECUO DE 5MM DA FACE EXTERNA DA PAREDE, PARA PERMITIR O PERFEITO ASSENTAMENTO DAS REÇAS
 20. O FUNCIONAMENTO AUTOMÁTICO É INICIADO PELA SIMPLES ABERTURA DE QUALQUER PONTO DE HIDRANTE DA INSTALAÇÃO
 21. AS BOMBAS PRINCIPAIS DEVEM ATINGIR PLENO REGIME EM APROXIMADAMENTE 30 SEGUNDOS APÓS A SUA PARTIDA
 22. FOI PREVISTO UMA BOMBA PRINCIPAL E UMA RESERVA COM POTÊNCIA DE 8 CV CADA

SÍMBOLOS GRÁFICOS - MEDIDAS DE SEGURANÇA (NORMA TÉCNICA Nº 12/ 2015 - CBMDF)	
SÍMBOLO	DESCRIÇÃO
	BOMBA PARA INCÊNDIO
	HIDRANTE DE PAREDE
	TUBULAÇÃO HIDRANTE
	HIDRANTE DE RECALQUE

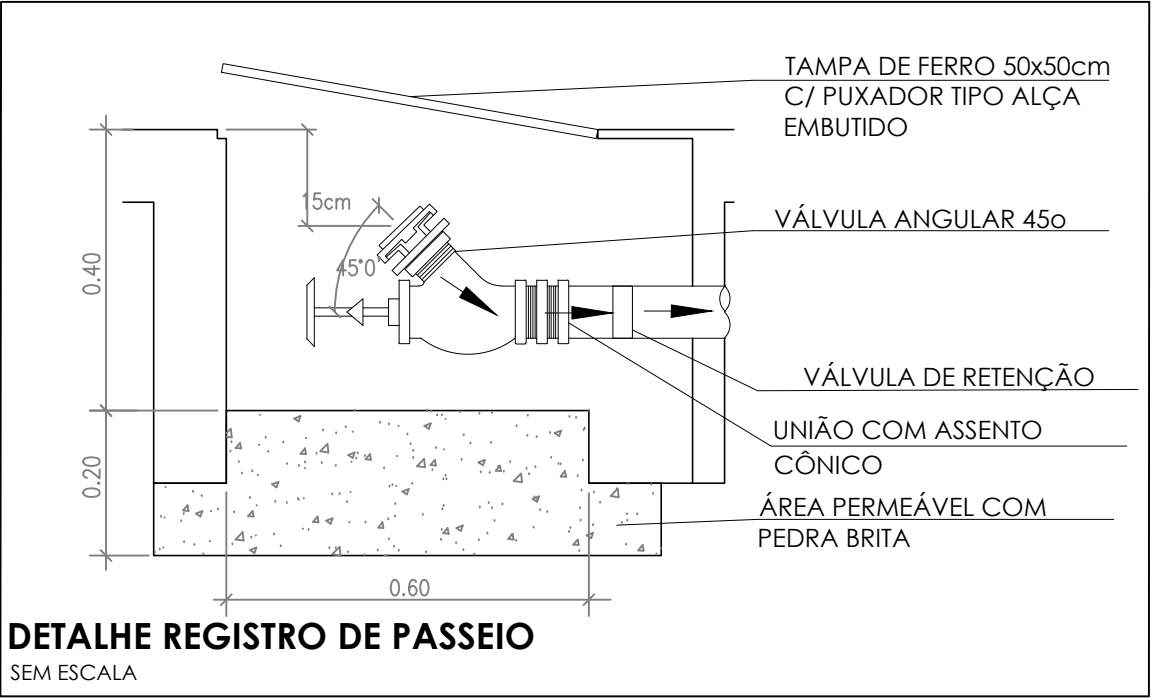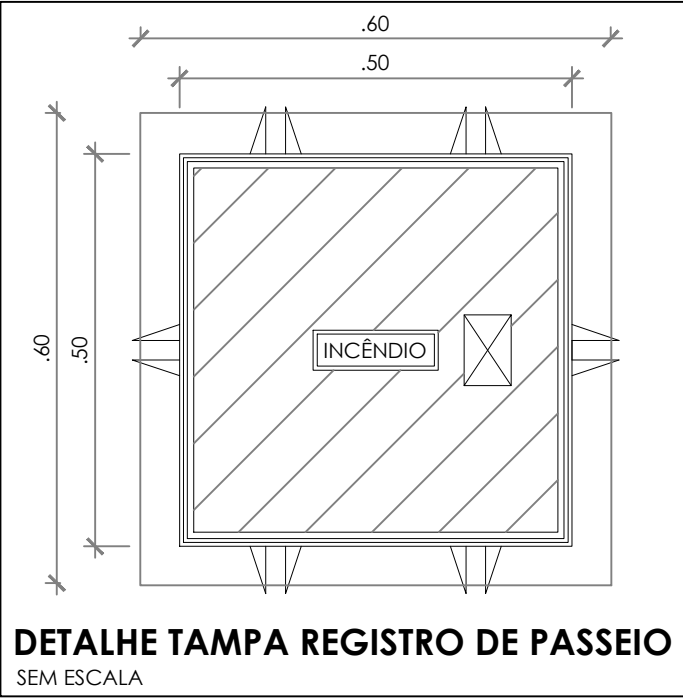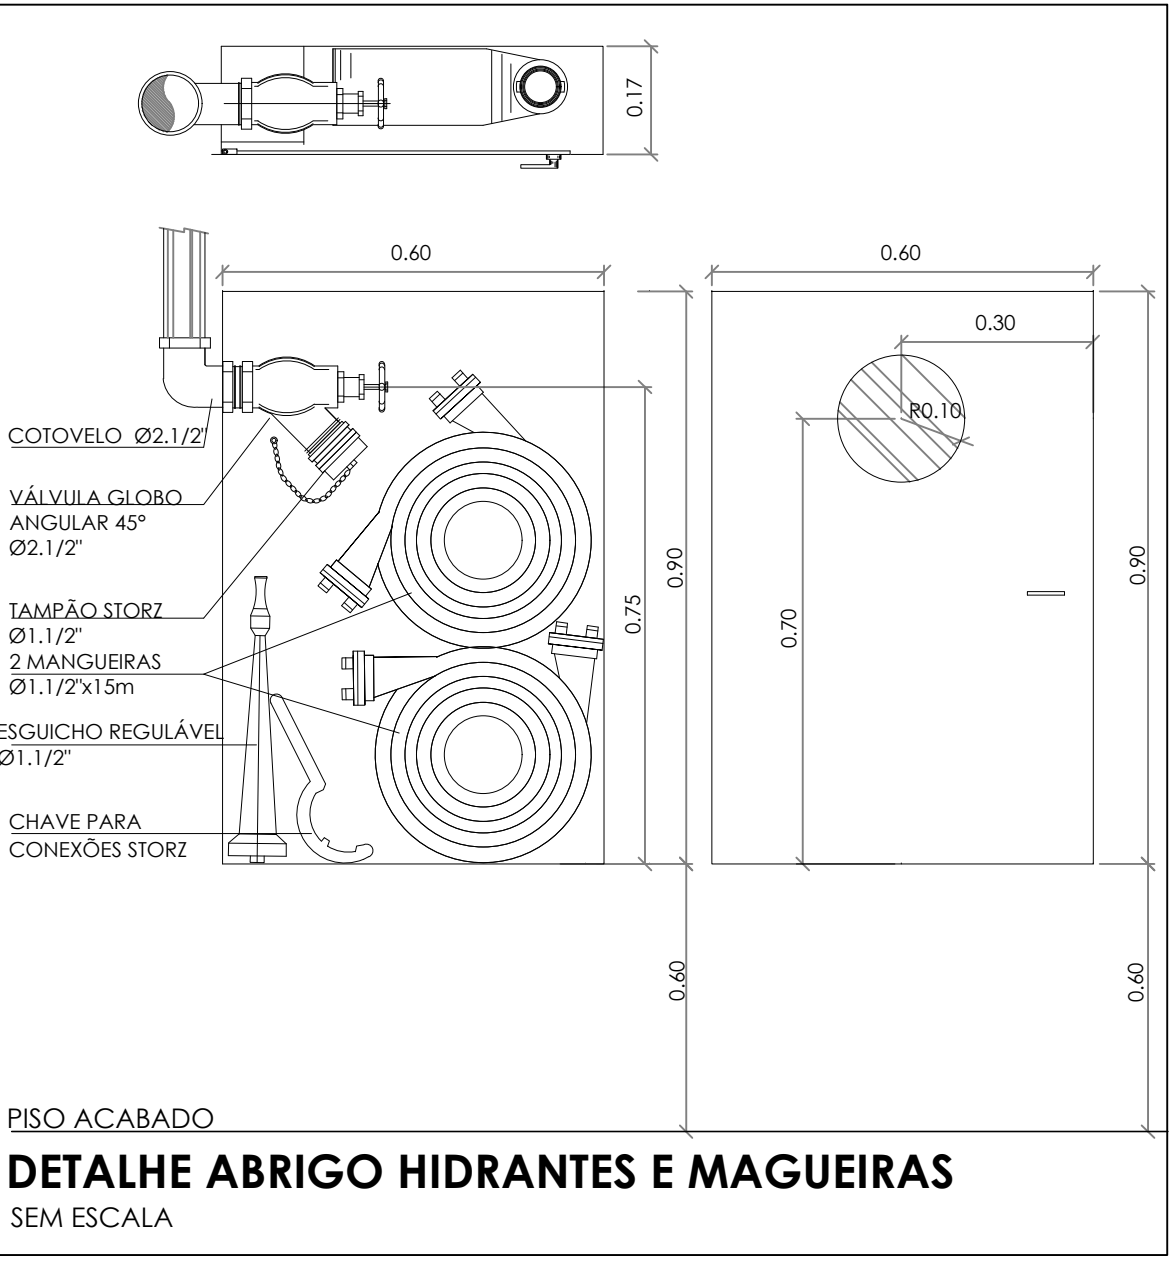

CONTROLE DE REVISÕES

Nº	DATA	DESCRIÇÃO
----	------	-----------

FNDE Fundo Nacional de Desenvolvimento **2013 E 2014**

MINISTÉRIO DA EDUCAÇÃO

PROJETO PADRÃO - FNDE

PROPRIETÁRIO: _____

ENDEREÇO: _____

MUNICÍPIO - UF: _____

PROPRIETÁRIO: _____

RESP. TÉCNICO: _____ CREA: _____

AUTOR DO PROJETO: _____ CAU: _____

DULO: _____ CREA: _____

RA: _____

OBSERVAÇÕES: _____

ESCOLA 13 SALAS DE AULA - MODELO TÉRREO

PROJETO DE INSTALAÇÕES

COORDENAÇÃO: _____

CGEST - Coordenação Geral de Infraestrutura Educacional

PROJETO DE COMBATE A INCÊNDIO

HIDRANTES

HIN

REVISÃO: R.00

ESCALA: INDICADA

PRANCHAS: 04/05

FORMATO: A0

DATA EMISSÃO: JAN/2022

1

PLANTA BAIXA - TÉRREO

ESCALA 1/100