



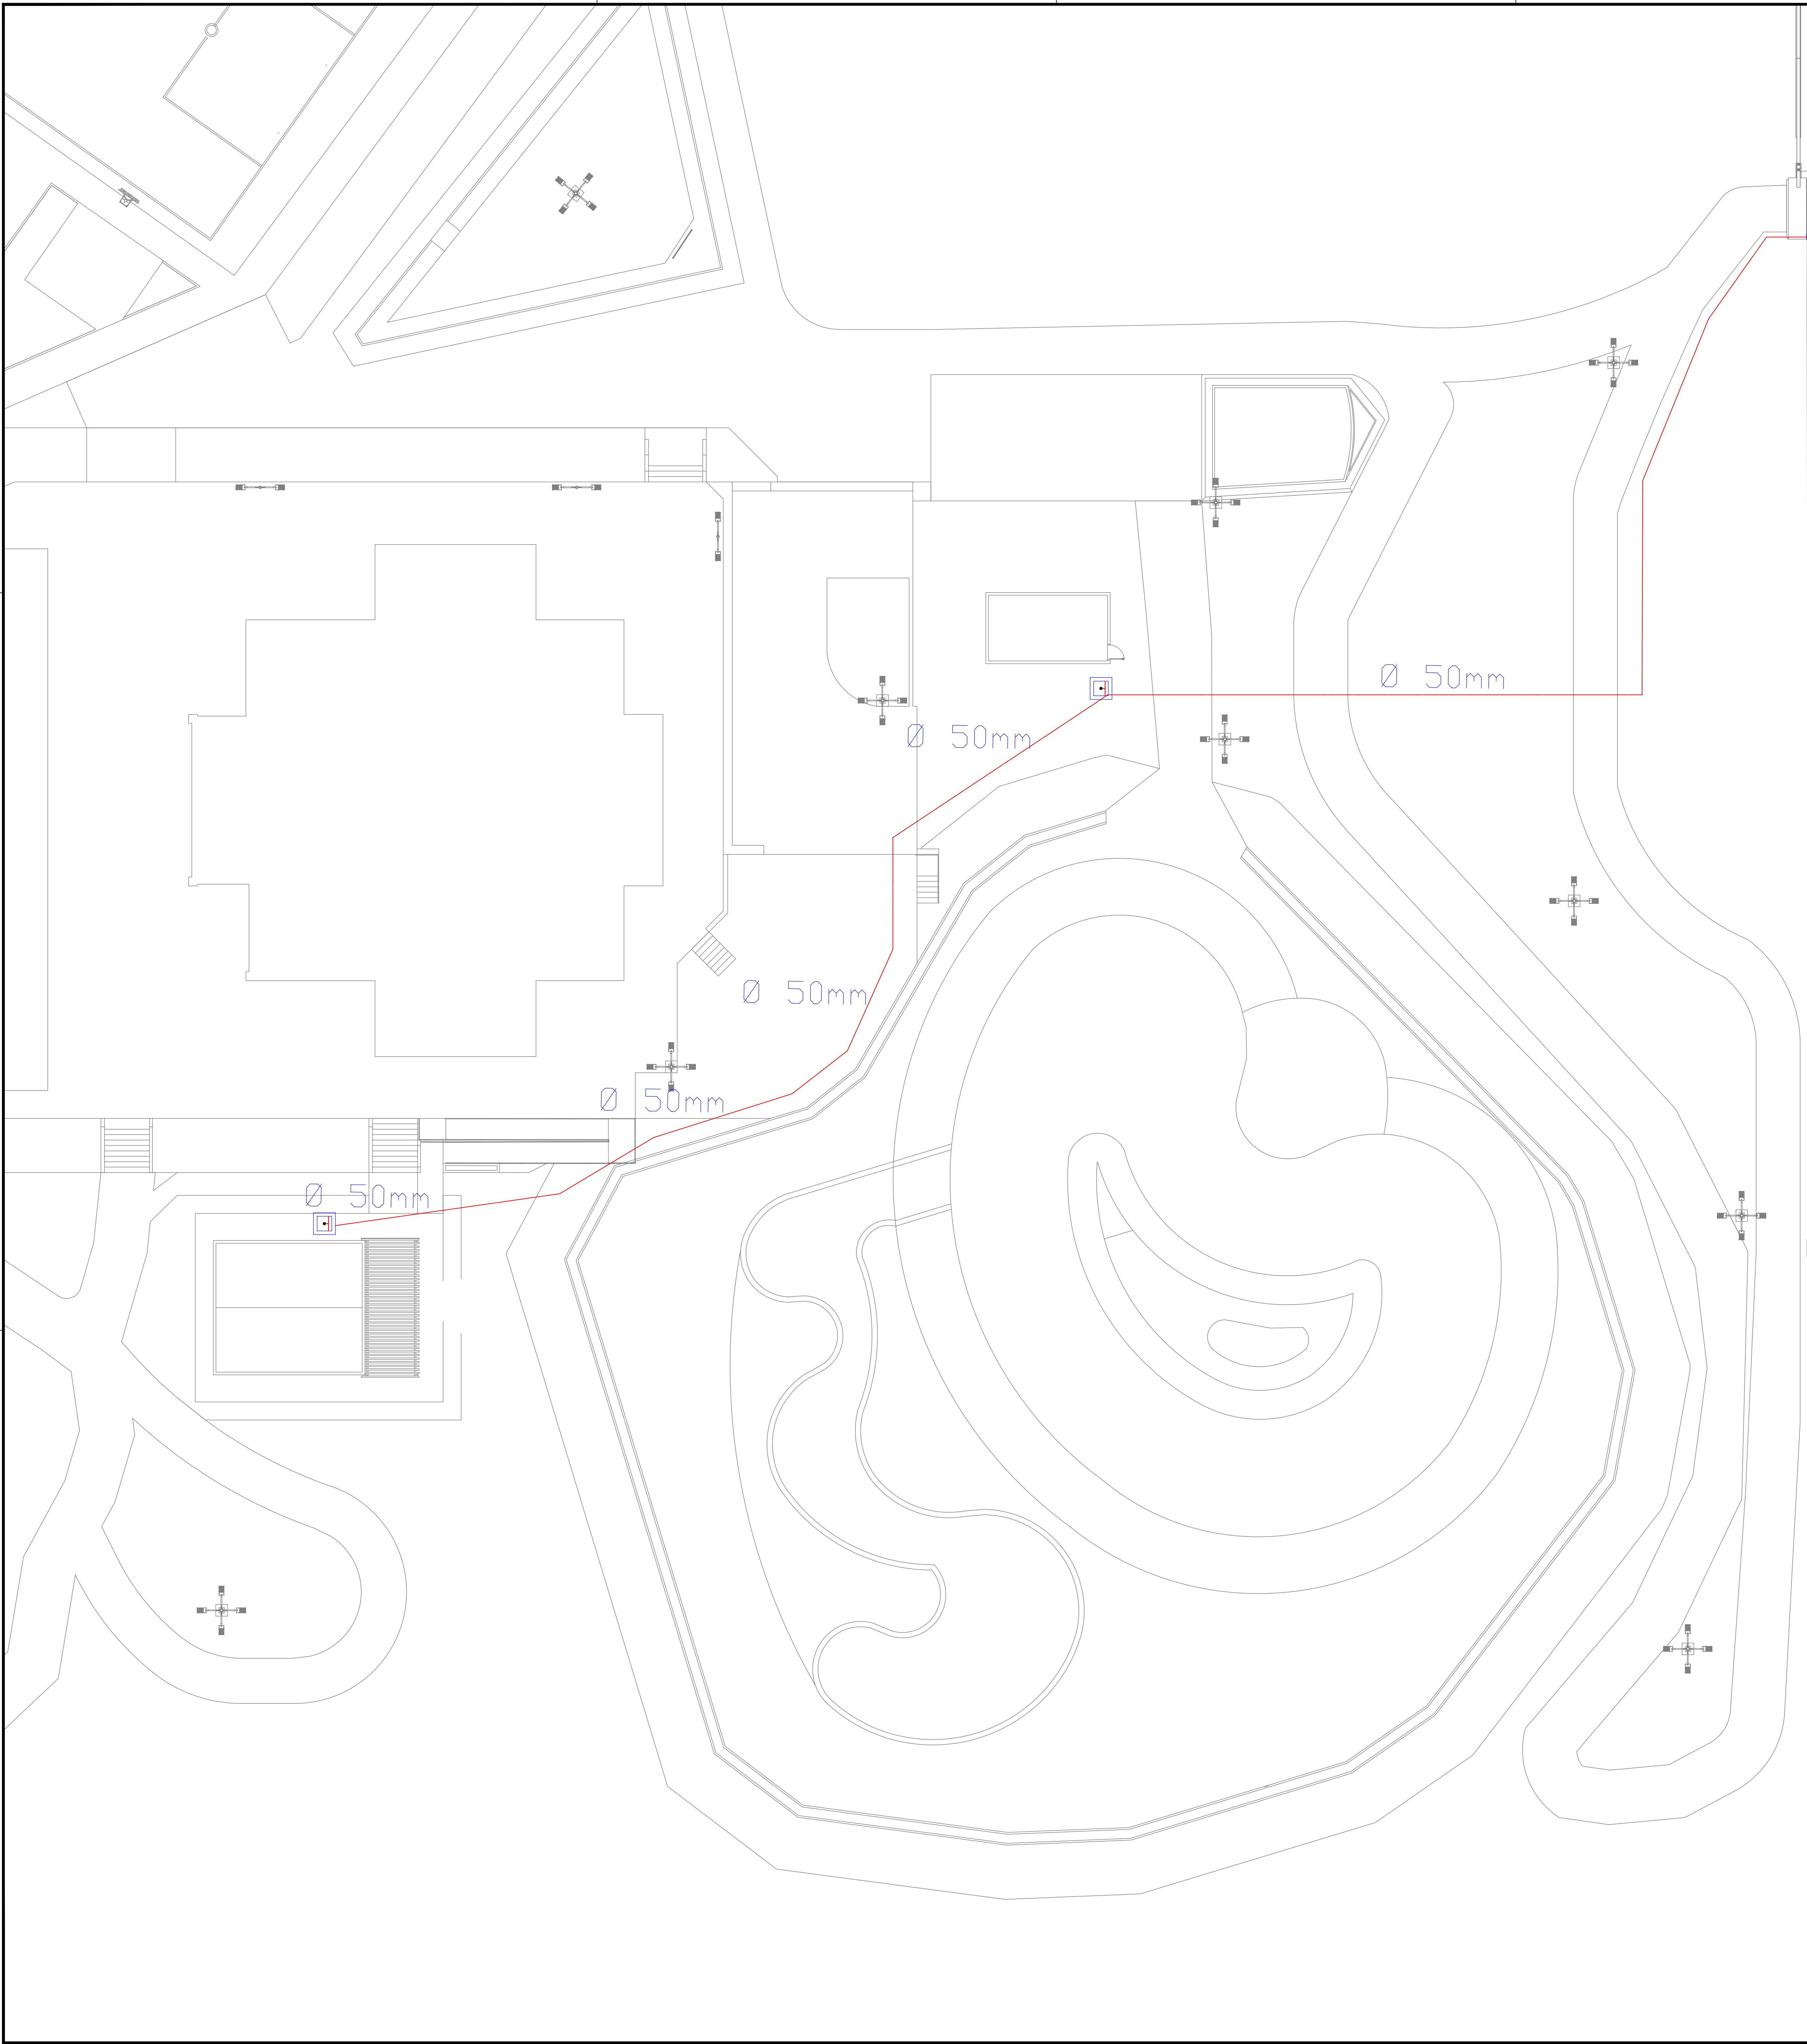


Produtos	
QTD	Descrição

12	Joelho 45º/90º Soldável, PVC Marrom, Água Fria - TIGRE
----	--

Quant. Tubos PVC Soldável		
Diâmetro Nominal	Descrição	Comprimento
50 mm	Tubo PVC Soldável Marrom	116,15 m

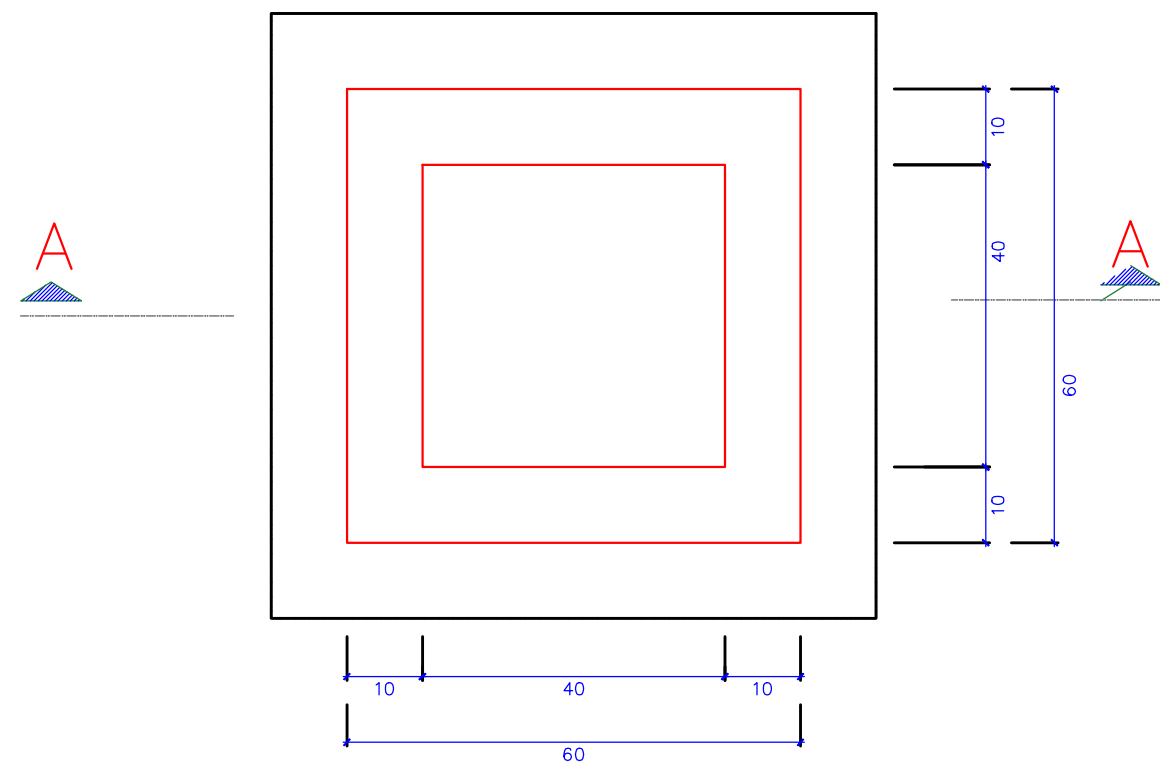

PLANTA BAIXA
CAIXA DE PASSAGEM CP
ESCALA - 1 : 10

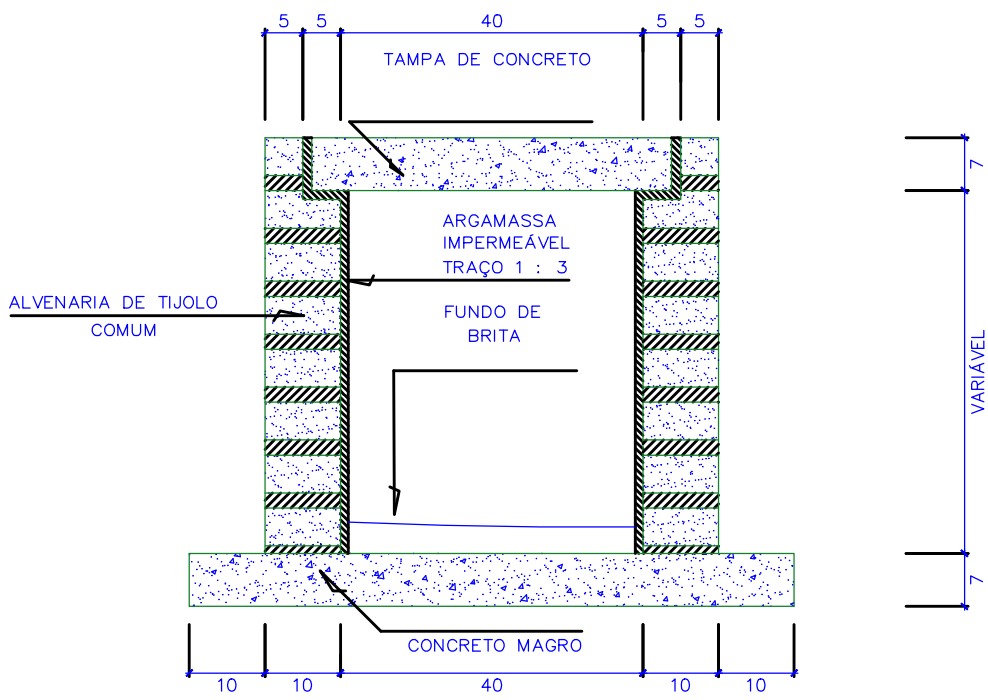

CORTE A.A.
ESG. 1 : 10

LEGENDA

- TUBULAÇÃO EMBUTIDA DN 50MM
- HIJOMETRO

PREFEITURA:	BOMBEIRO OU NATURALIN:	
PARQUE - INFRA-ESTRUTURA HIDRÁULICA		
folha: 01/01		
	OBRA: CONST. DO PARQUE DE SÍTIO NOVO DO TO. PROPRIETÁRIO: PREFEITURA MUNICIPAL DE SÍTIO NOVO CNPJ: 00.766.717/0001-49 ENDEREÇO: ÁREA DE EXPANSÃO URBANA DE SÍTIO NOVO DO TOCANTIS - TO 126	
ÁREAS	CONTEÚDO	
TERRENO:	-PLANTA BAIXA HIDRÁULICA	
-ÁREA DO TERRENO: 28.771,28m²		
-TX. DE OCUPAÇÃO:		
-TX. DE PERMEABILIDADE:		
-TX. ÍNDICE DE APROV.		
ESCALA: INDICADA	DESENHO: MARCOS	DATA: MAIO/2021
MARCOS OLIVEIRA DA SILVA ENGENHEIRO CIVIL CREA: 315.200/0-10		